


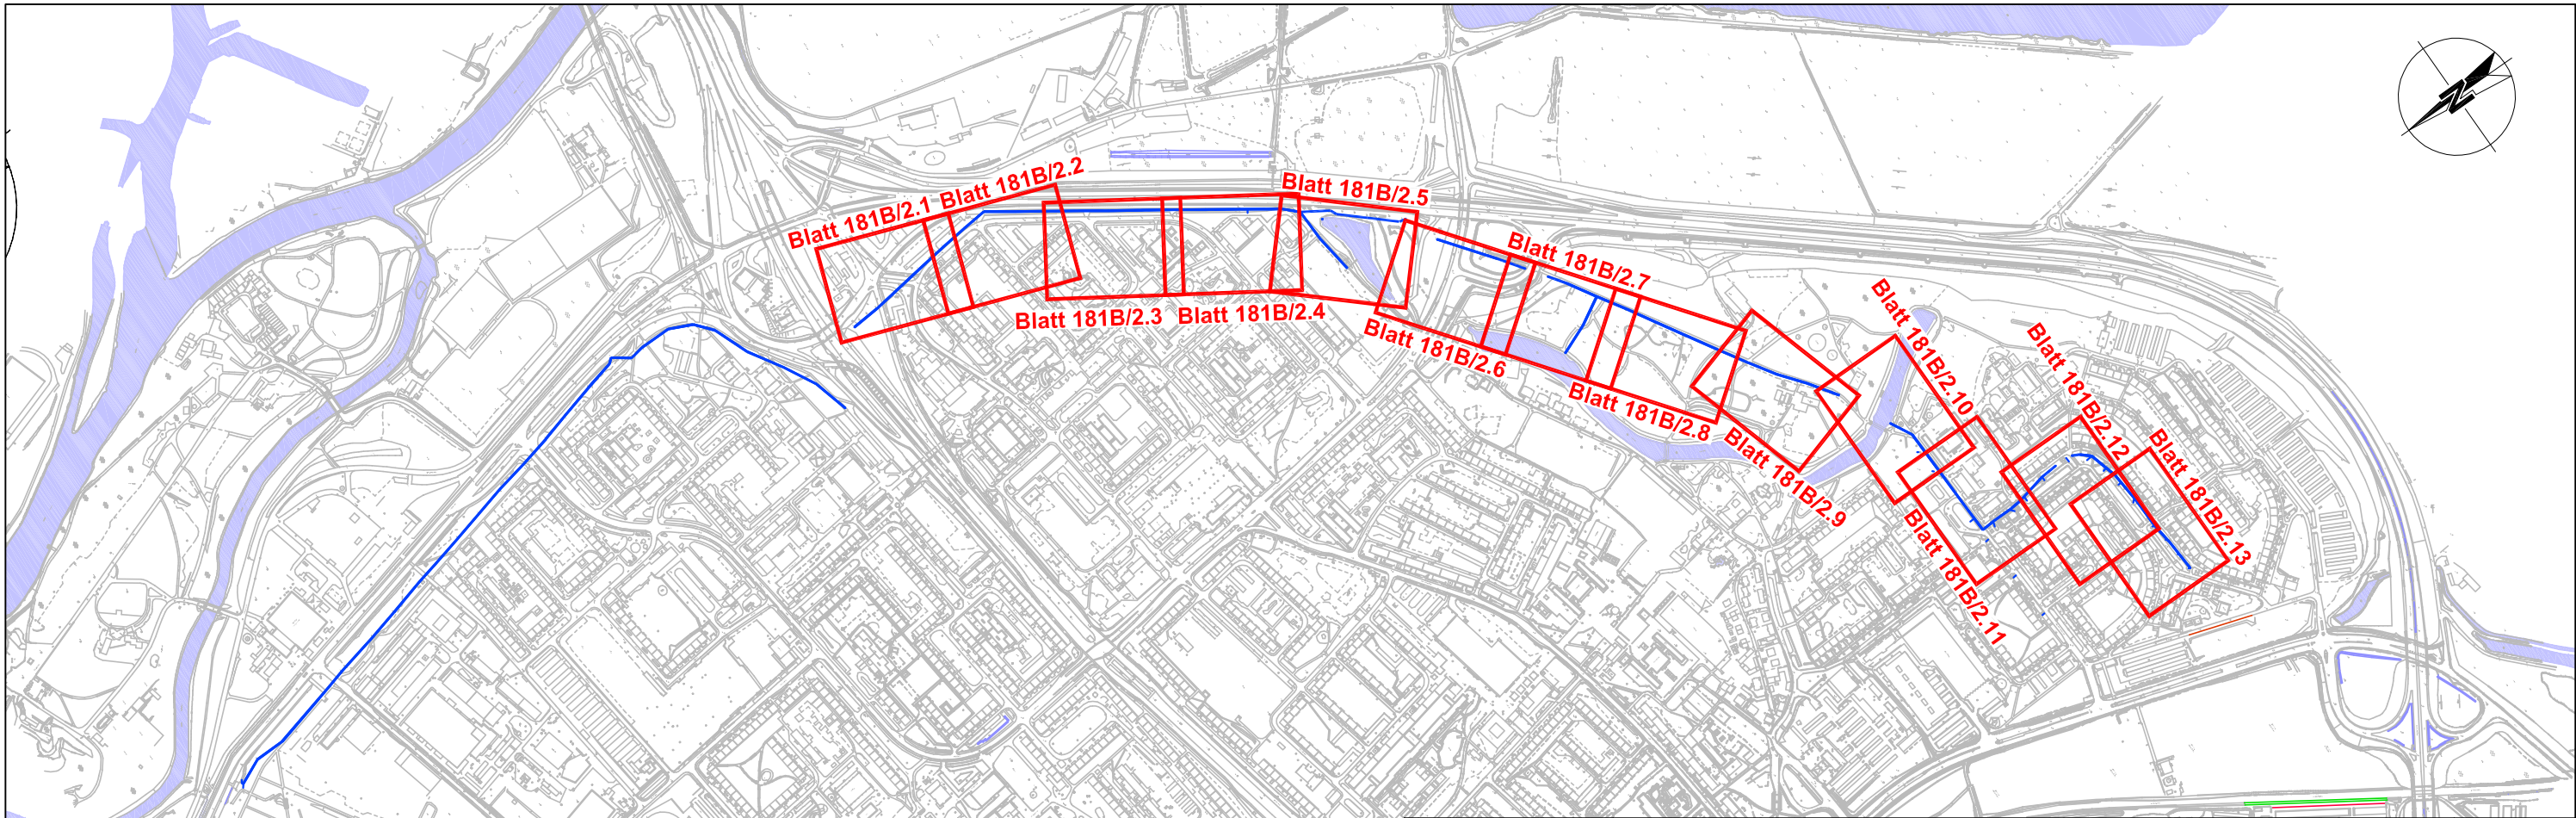

c			
b			
a			
	Datum	Änderung	Gez.

Legende

Sammelleitung

S3

D: 76,91 m NHN
S: 73,88 m NHN
T: 3,03 m

850 B

? Zuleitung unbekannt

Sanierung

Neubau

Rückbau

Schacht

Sanierung

Reparatur

Neubau

Rückbau

Brunnen

GWA xx

GWA xx

Sammelleitung

- Bestand mit Schacht- und
Nennweiteninformation

Sanierung
Neubau
Rückbau

Sanierung
Reparatur
Neubau
Rückbau

Ersatzbrunnen - permanent ausgerüstet
mit Stichleitung (Druckleitung)
Ersatzbrunnen - temporär ausgerüstet
mit Stichleitung (Druckleitung)
Bestandsbrunnen - kein Ersatz (Rückbau)
mit Stichleitung

EMSR-Anlage

2x Schutzrohr ND110
2x Fm-Kabel Brunnen
2x 400V-Versorgung Brunnen
2x NAYY 4x185 (Weiterleitung)

Kabelzugschacht
Schrank GWA
Schrank GWA (Bestand)
Kontroll-GWM

Auftraggeber



Stadt Halle
Marktplatz 1
06100 Halle (Saale)

Ort, Datum

Unterschrift

Unterschrift

Planer



ARCADIS DEUTSCHLAND GMBH
Könneritzstraße 29, 01067 Dresden

Ort, Datum

Unterschrift

Projekt

Ersatzneubau Brunnengalerie zur
Grundwasserabsenkung Halle-Neustadt

Auftr. Nr. DE0115.000903.0120

z. Ber. vom

Teil

Entwurfsplanung

Gez. bel

Gepr. bzs

Plan

Kartenschnitt Los 2
Anlage 2

Maßstab

1:10 000

CAD Nr.


-

Plan Datum

24.06.2016

Anl. Nr.

181B/2

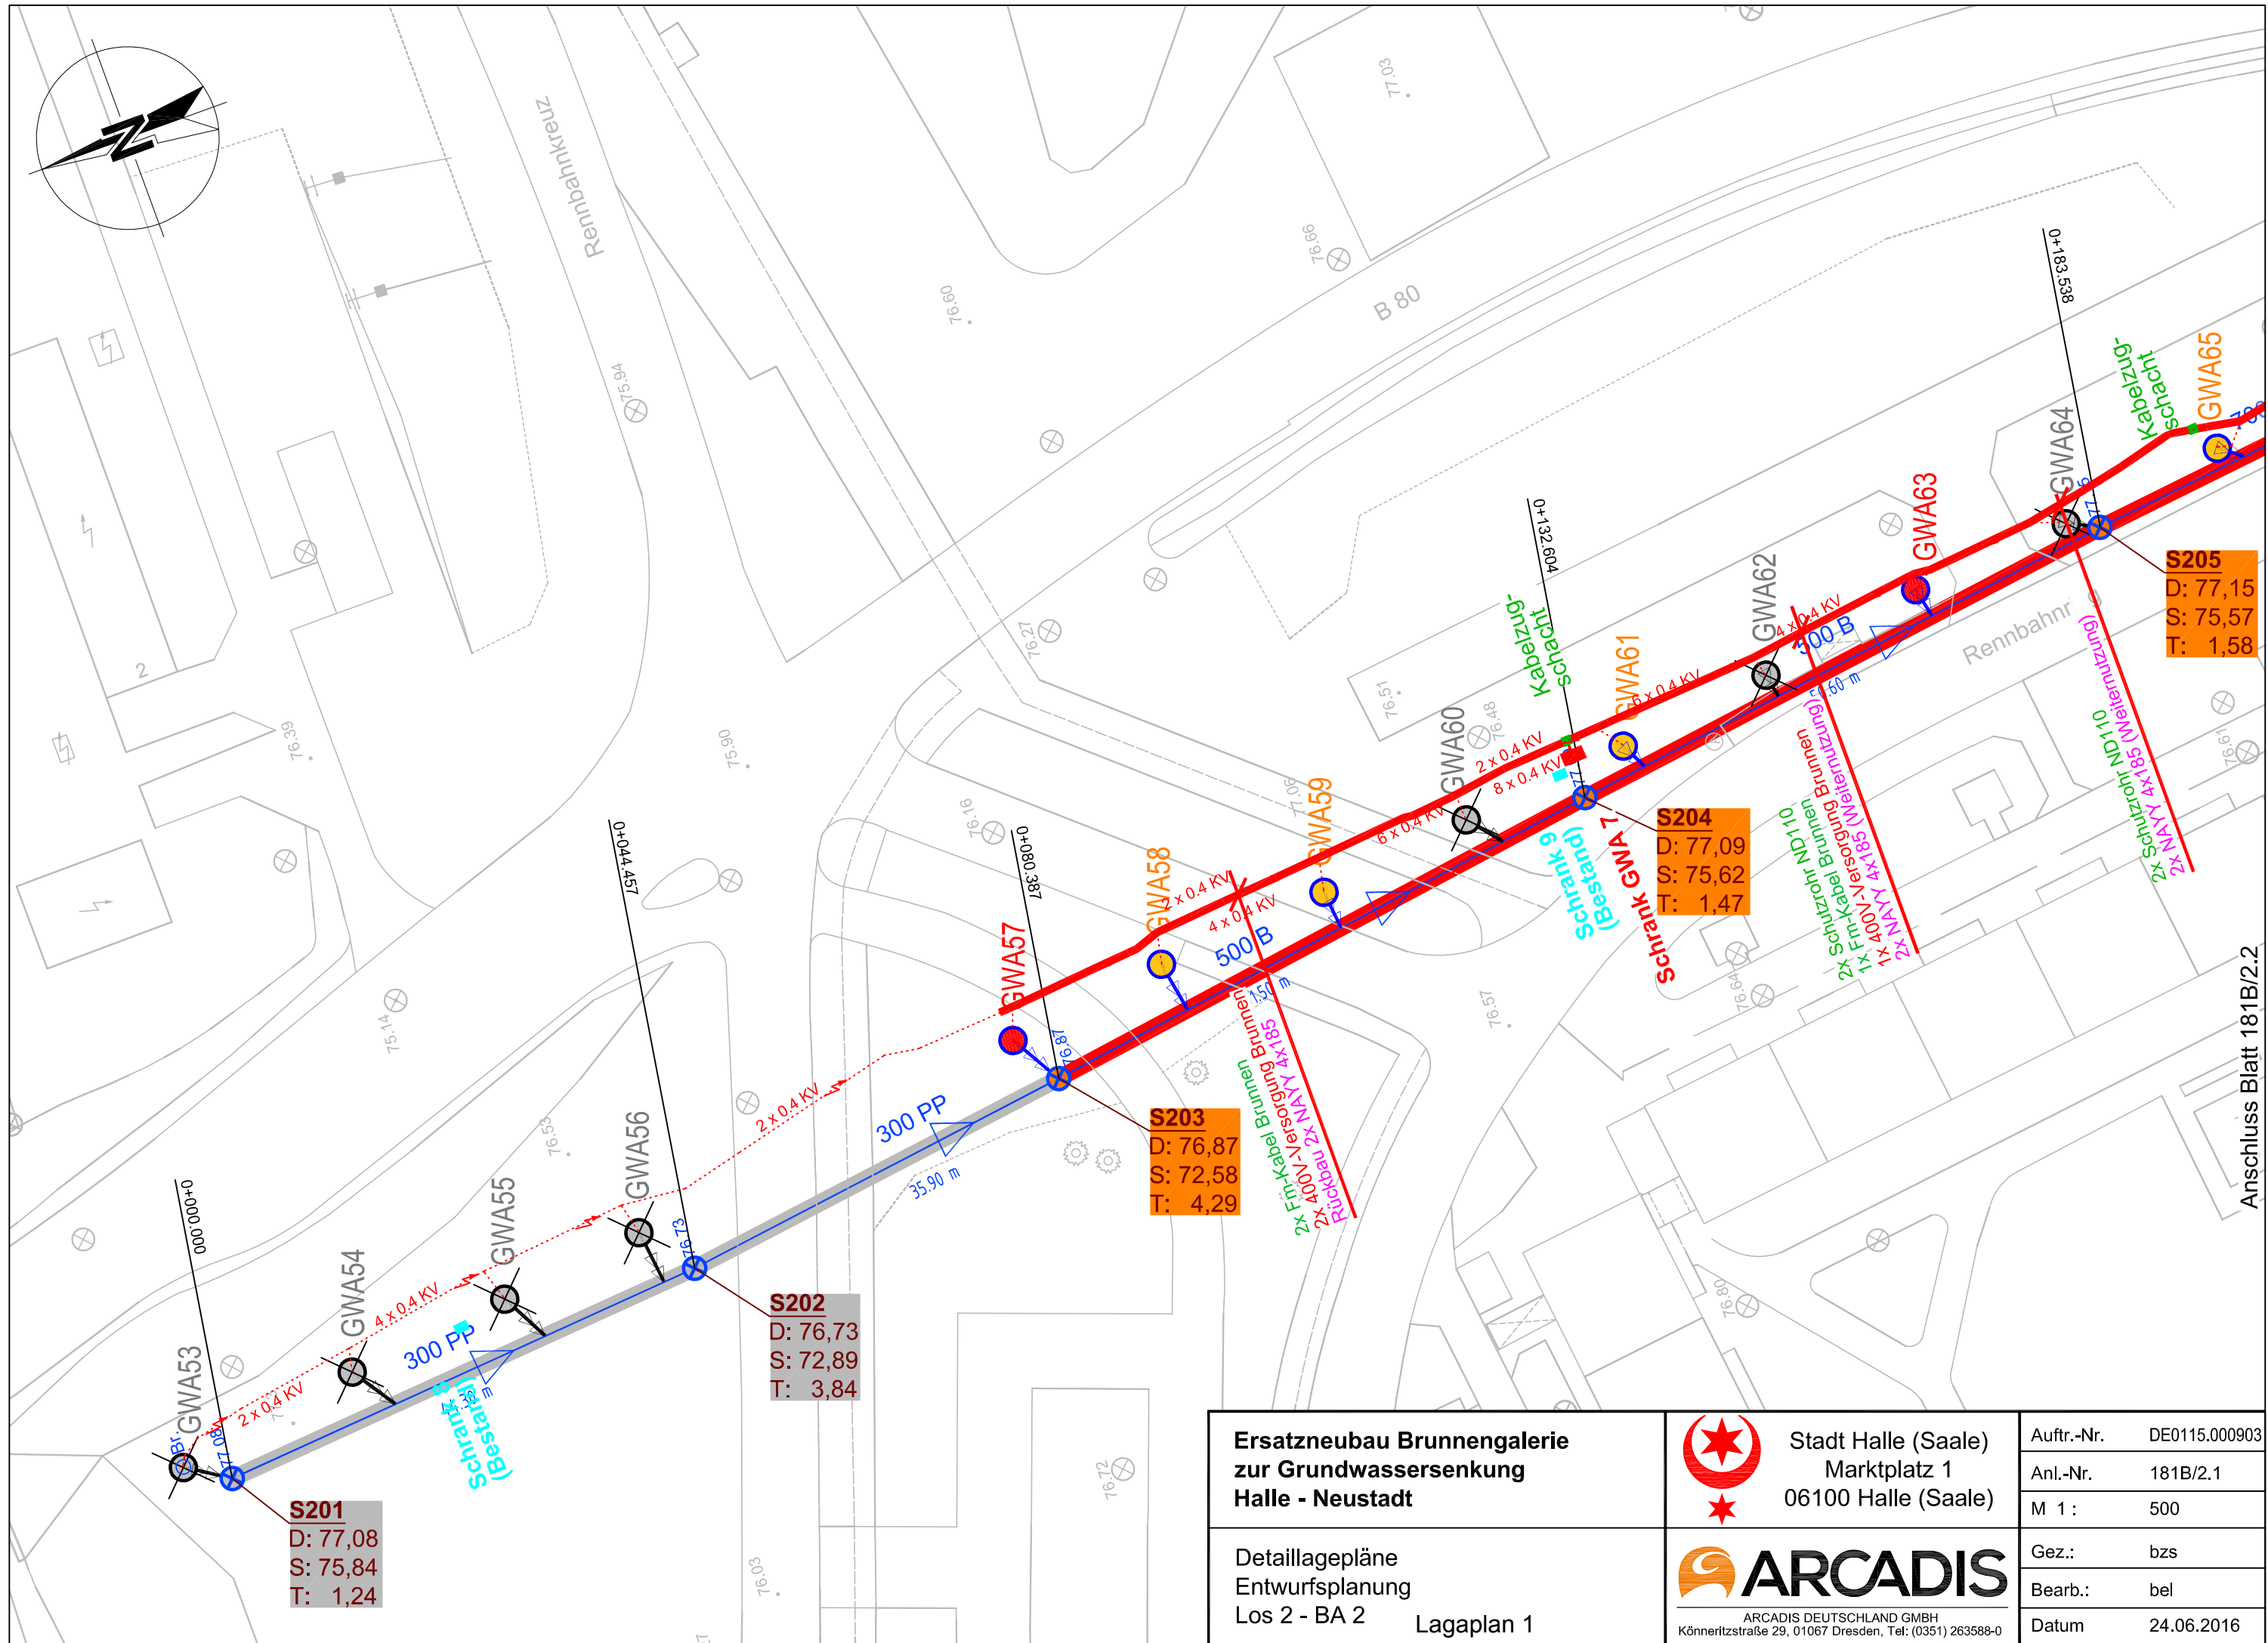


Anschluss Blatt 181B/2.2

Ersatzneubau Brunnengalerie zur Grundwassersenkung Halle - Neustadt	 Stadt Halle (Saale) Marktplatz 1 06100 Halle (Saale)	Auftr.-Nr.	DE0115.000903
		Anl.-Nr.	181B/2.1
		M 1 :	500
Detaillagepläne Entwurfsplanung Los 2 - BA 2 Lagaplan 1	 ARCADIS ARCADIS DEUTSCHLAND GMBH Könnertstraße 29, 01067 Dresden, Tel: (0351) 263588-0	Gez.:	bzs
		Bearb.:	bel
		Datum	24.06.2016

\\DDfsrv01\DATA\TEN2010\2015\IDE0140\Projekte\DE0115.000903_Halle_GW-Absenkung\60_Supportdaten\ACAD\IEP_Beschlussvorlage\Anl_181_2_Lagepläne.dwg

Anschluss Blatt 181B/2.2

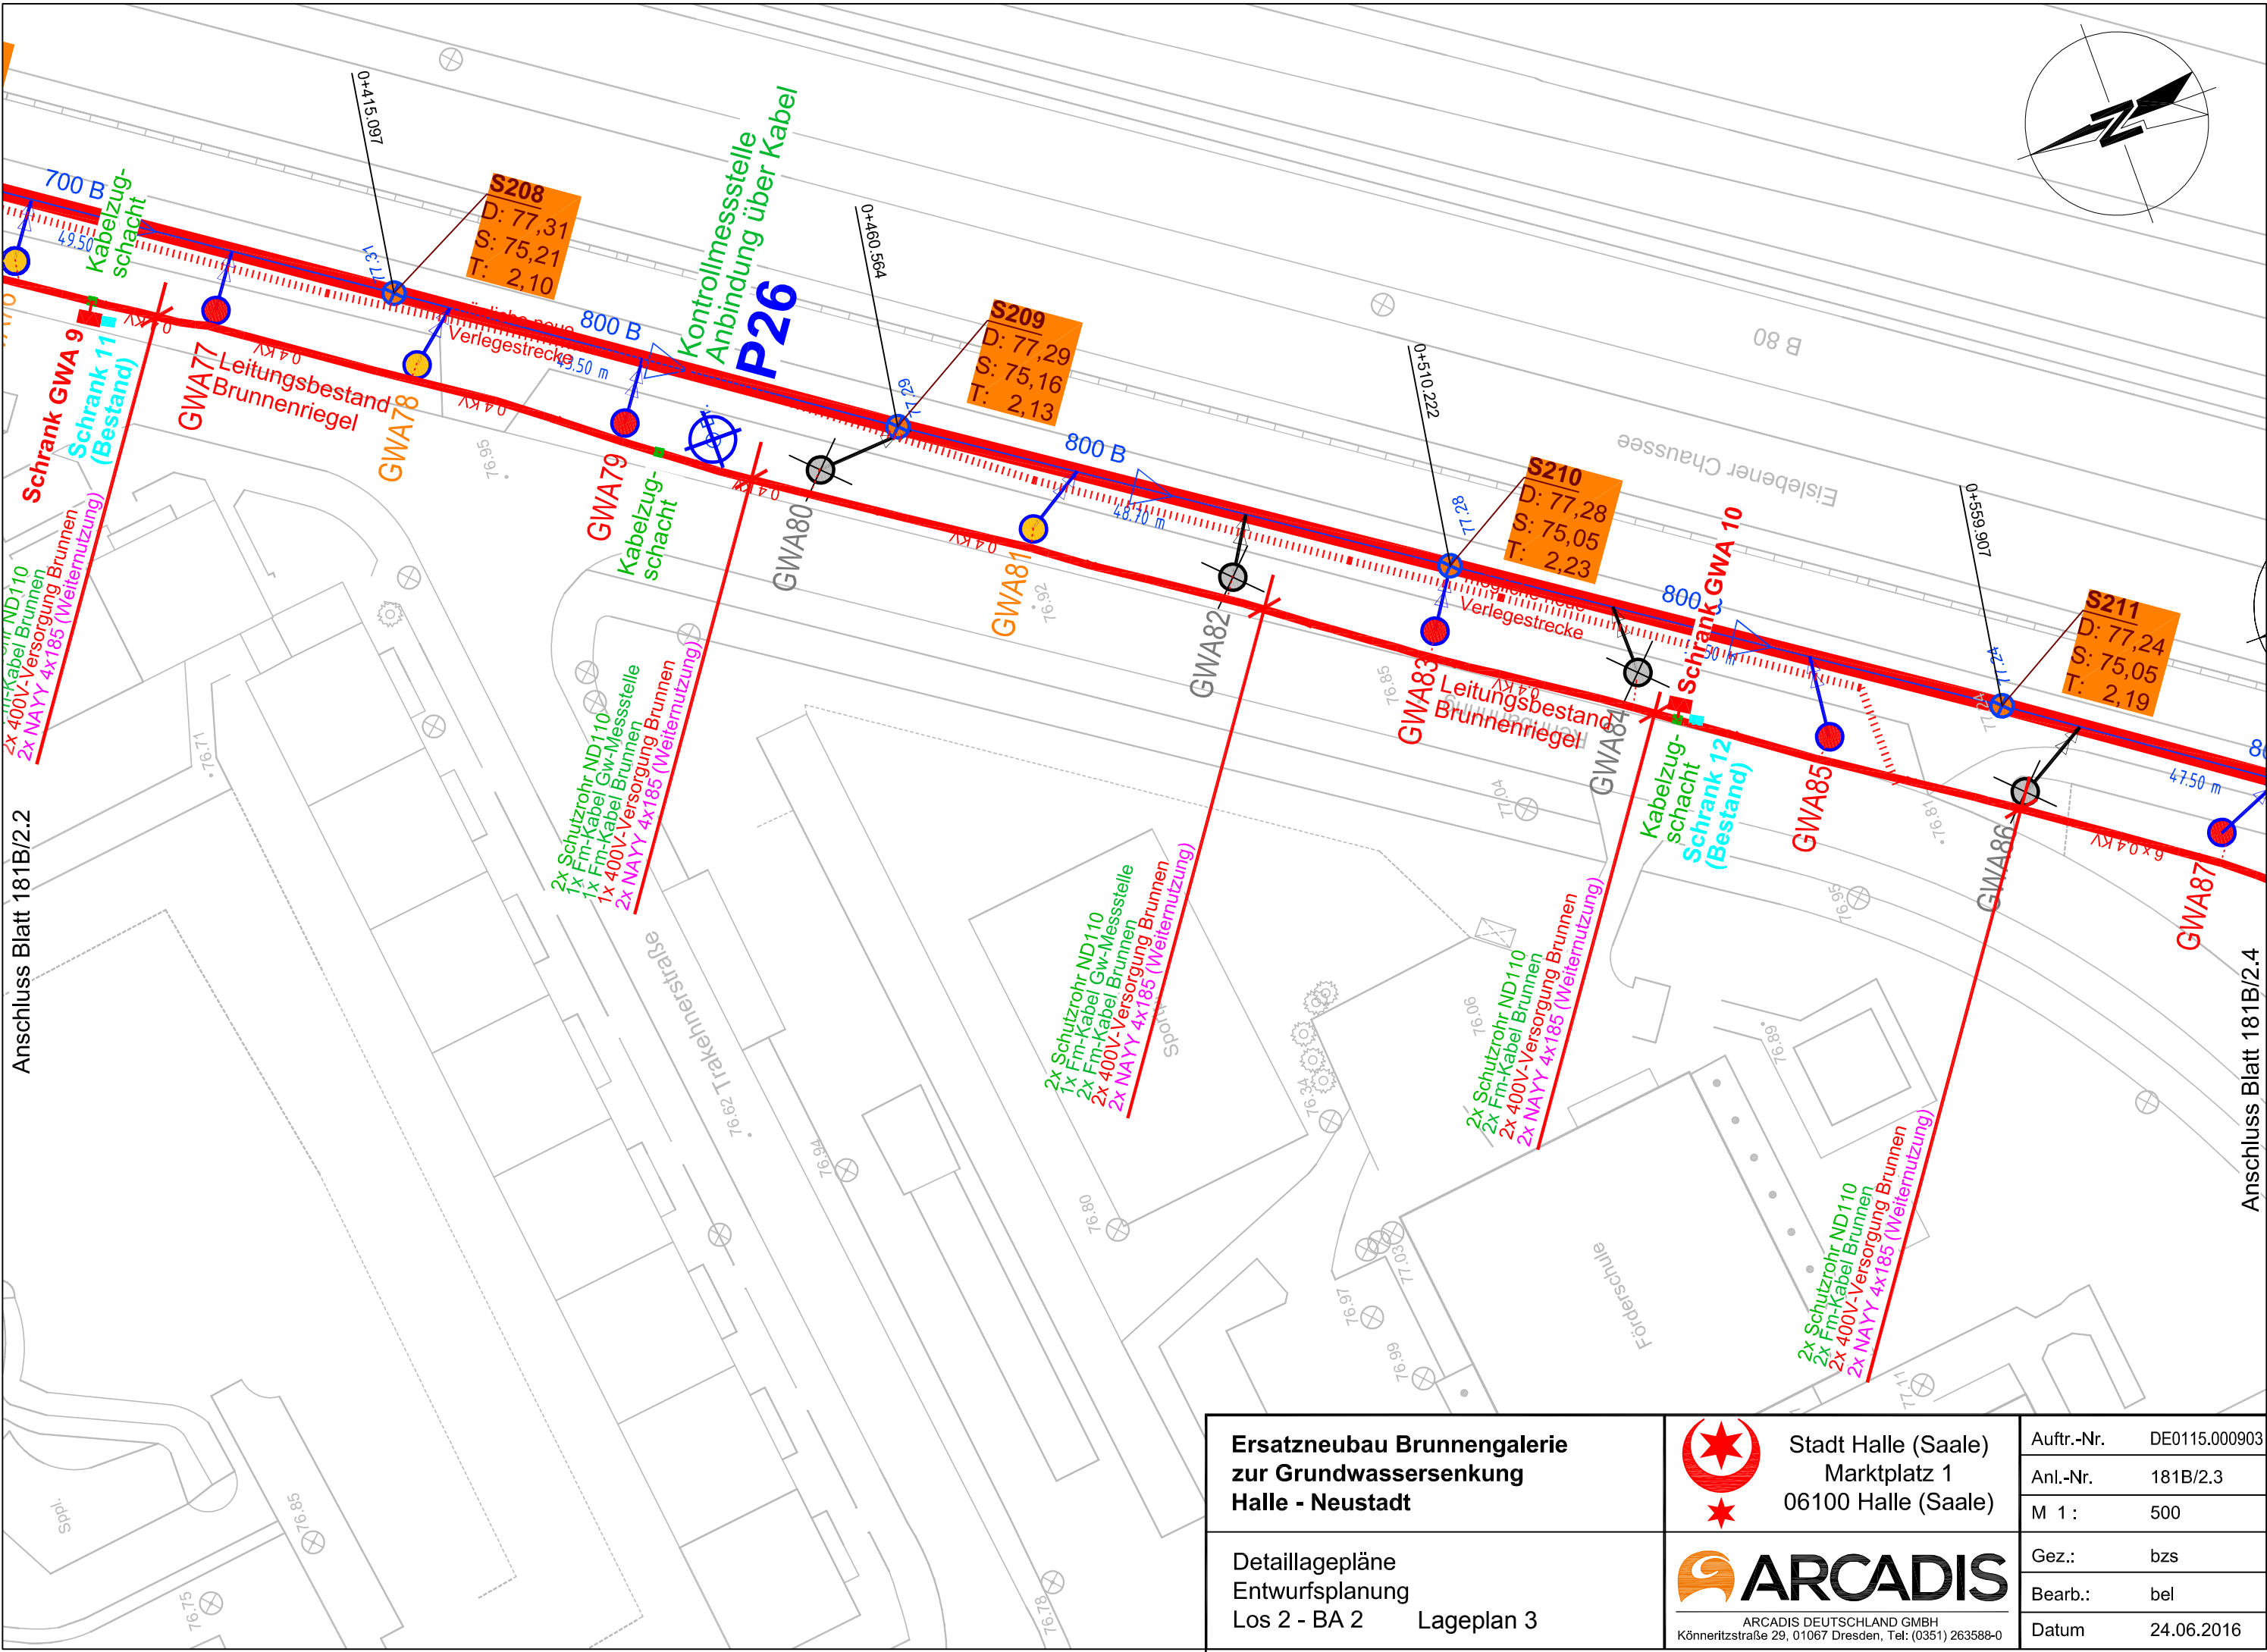


Anschluss Blatt 181B/2.4

Ersatzneubau Brunnengalerie zur Grundwassersenkung Halle - Neustadt	 Stadt Halle (Saale) Marktplatz 1 06100 Halle (Saale)	Auftr.-Nr.	DE0115.000903
		Anl.-Nr.	181B/2.3
Detaillagepläne Entwurfsplanung Los 2 - BA 2 Lageplan 3	 ARCADIS ARCADIS DEUTSCHLAND GMBH Könneritzstraße 29, 01067 Dresden, Tel: (0351) 263588-0	M 1 :	500
		Gez.:	bzs
		Bearb.:	bel
		Datum	24.06.2016

\\DDfsrv01\DATEN\2010\2015\IDE0140\Projekte\DE0115.000903_Halle_GW-Absenkung\60_Supportdaten\ACAD\EP_Beschlussvorlage\Anl_181_2_Lagepläne.dwg

Anschluss Blatt 181B/2.4

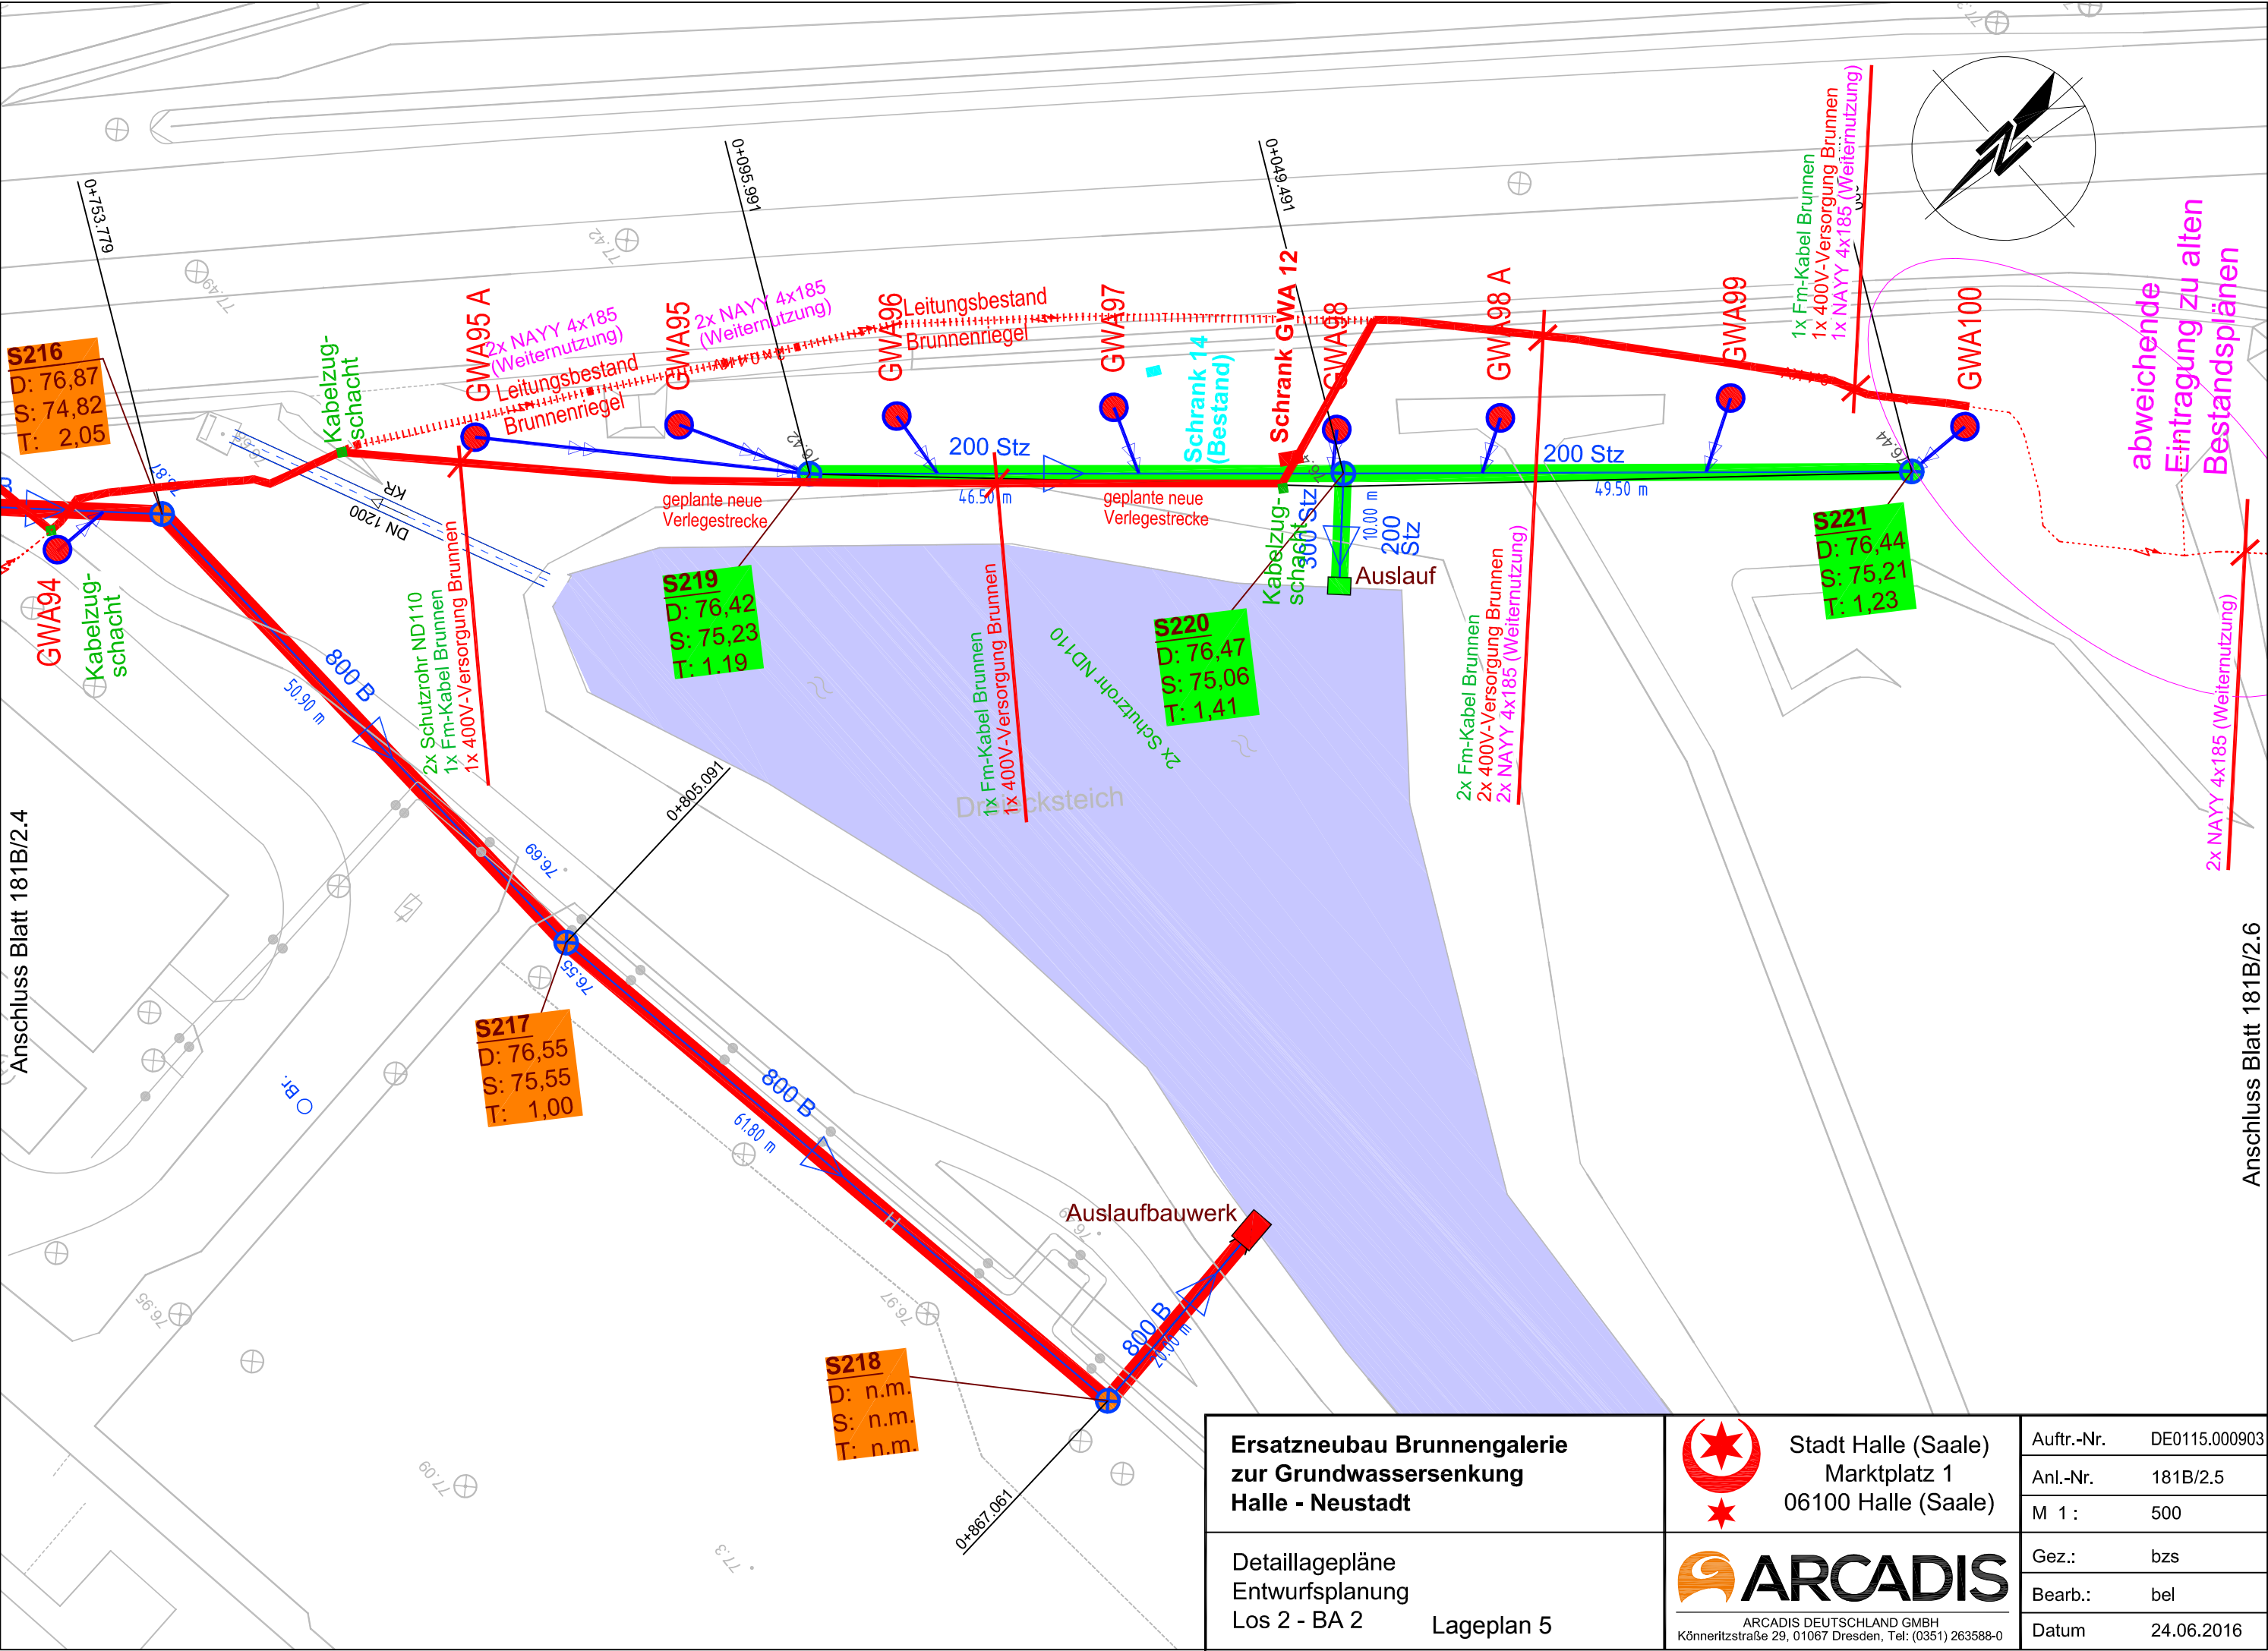

Anschluss Blatt 181B/2.6

Ersatzneubau Brunnengalerie
zur Grundwassersenkung
Halle - Neustadt

Detaillagepläne
Entwurfsplanung
Los 2 - BA 2 Lageplan 5



Stadt Halle (Saale)
Marktplatz 1
06100 Halle (Saale)



ARCADIS


ARCADIS DEUTSCHLAND GMBH
Könneritzstraße 29, 01067 Dresden, Tel: (0351) 263588-0

Auftr.-Nr.	DE0115.000903
Anl.-Nr.	181B/2.5
M 1 :	500
Gez.:	bzs
Bearb.:	bel
Datum	24.06.2016

Auftr.-Nr.	DE0115.000903
Anl.-Nr.	181B/2.6
M 1 :	500


 **ARCADIS**
ARCADIS DEUTSCHLAND GMBH
Könneritzstraße 29, 01067 Dresden, Tel: (0351) 263588-0

Gez.:	bzs
Bearb.:	bel
Datum	24.06.2016

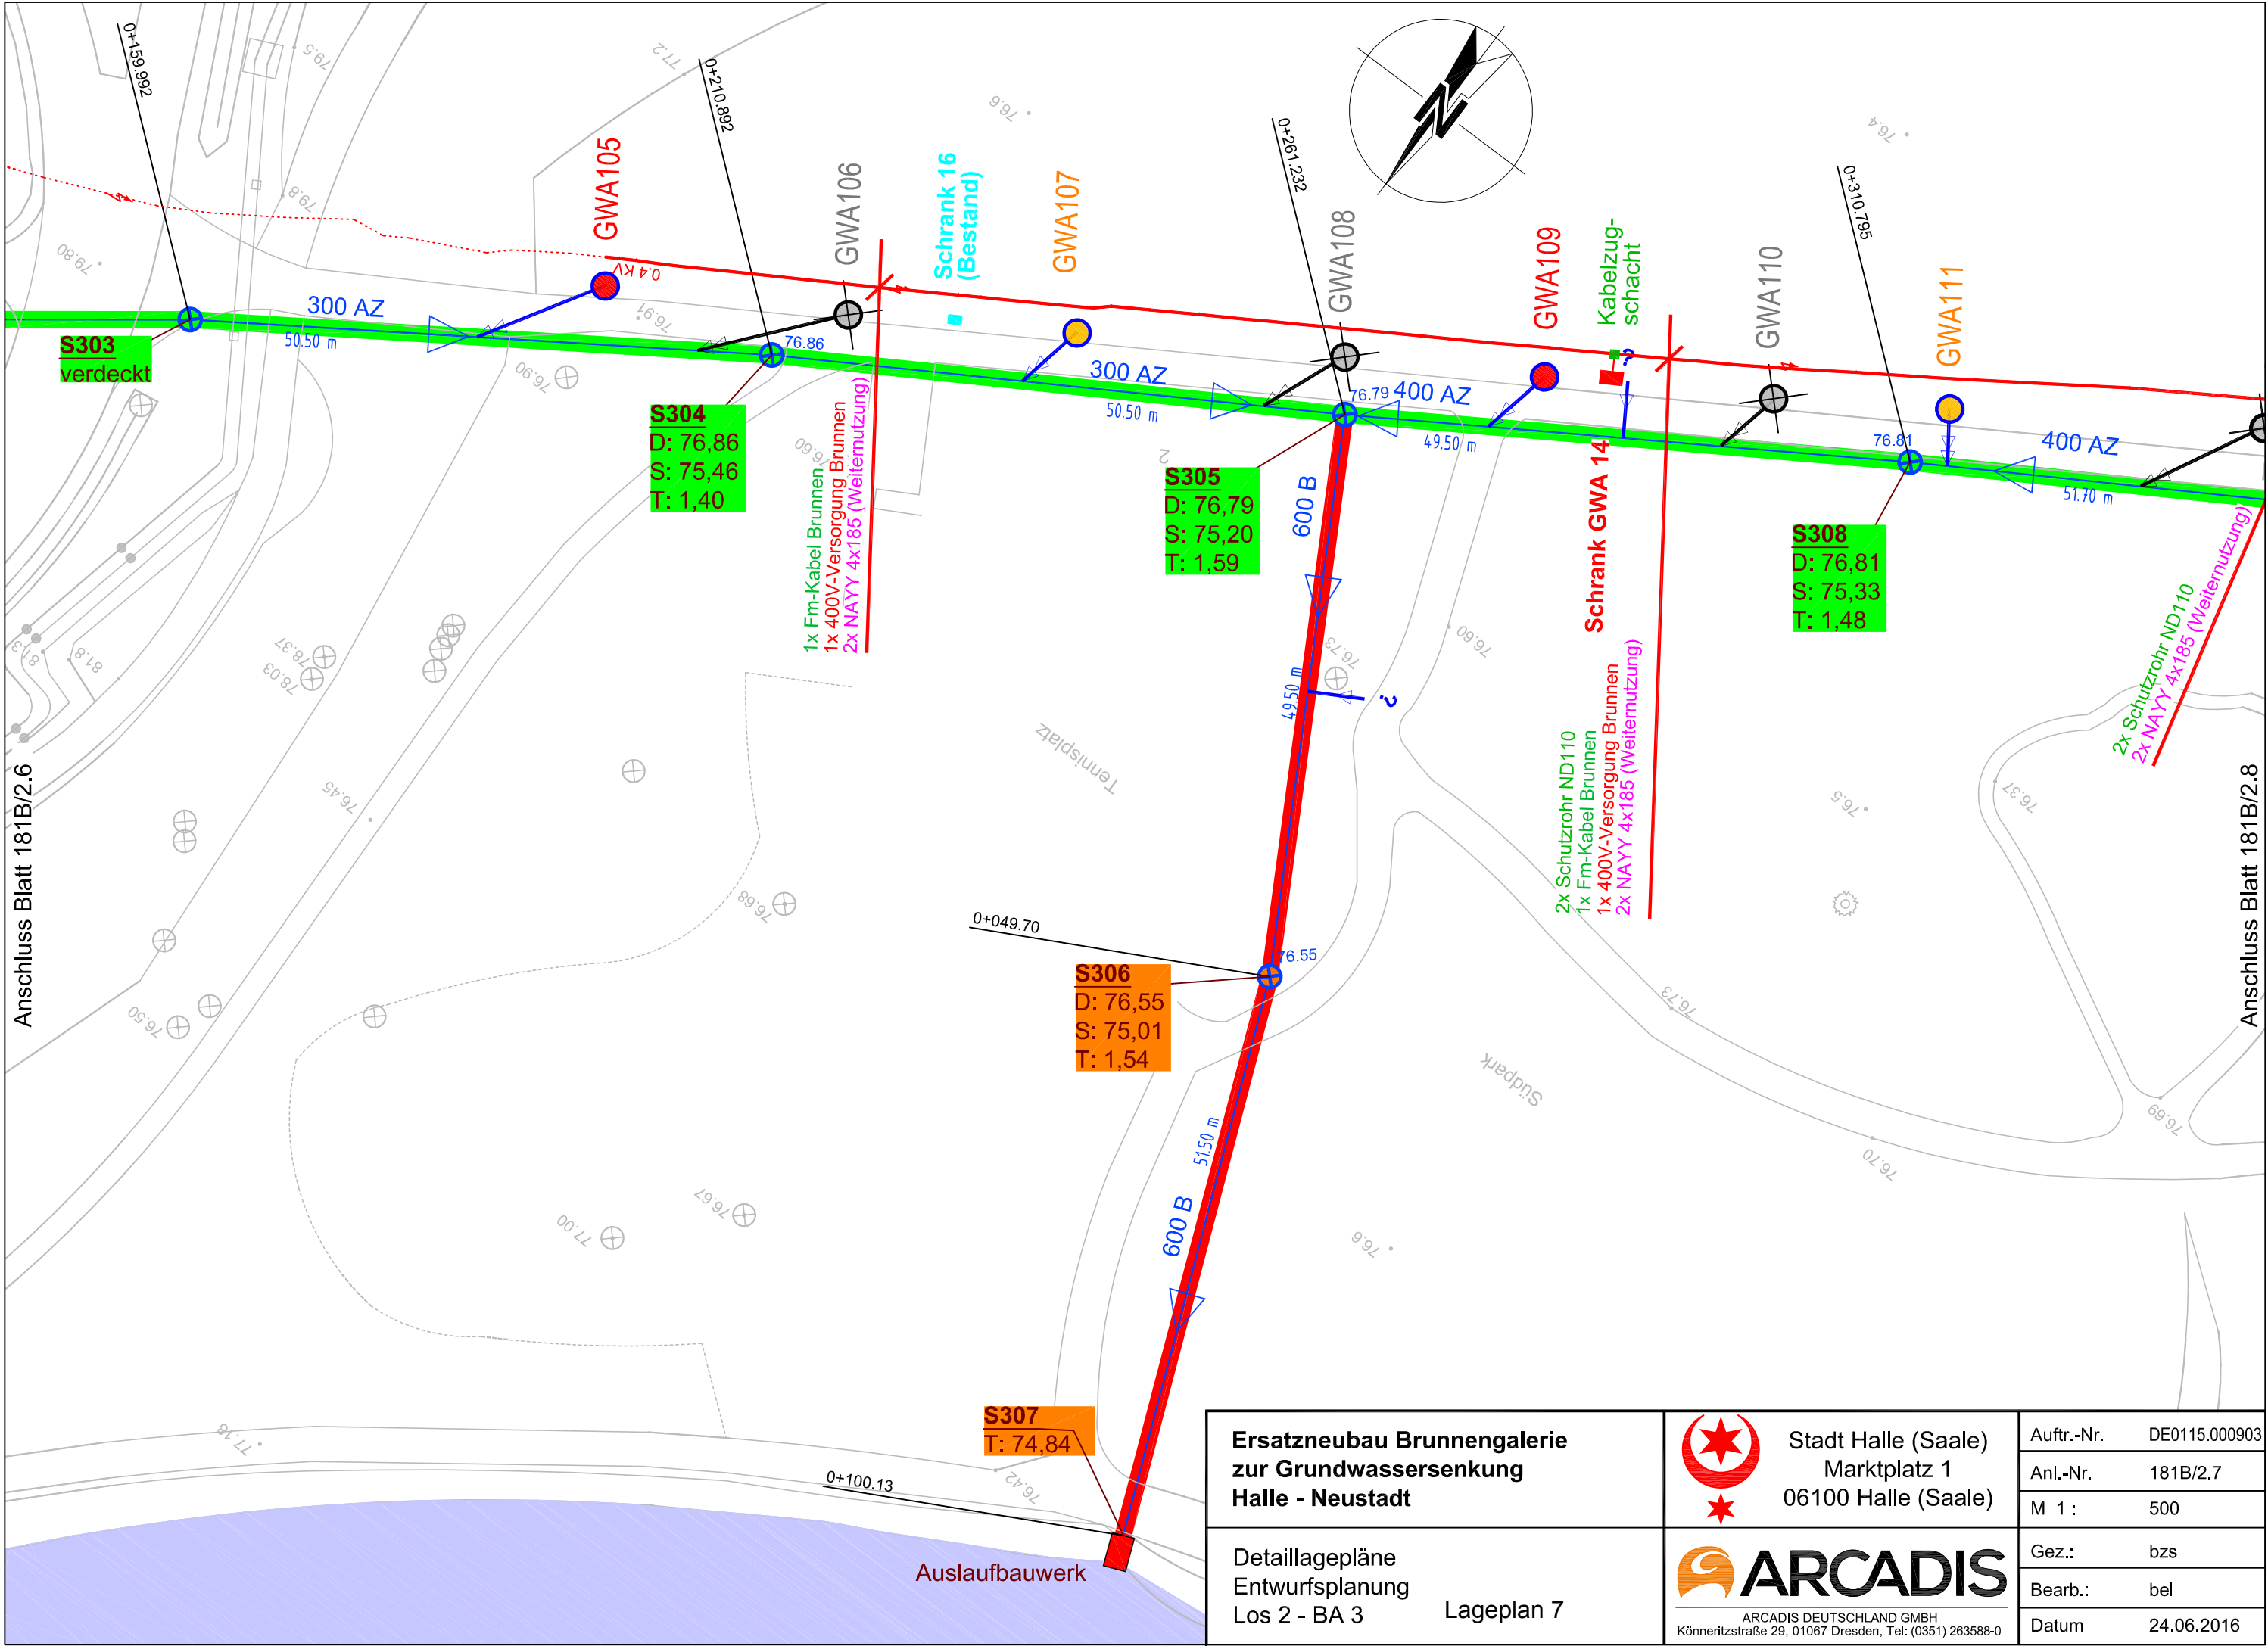


Ersatzneubau Brunnengalerie zur Grundwassersenkung Halle - Neustadt	 Stadt Halle (Saale) Marktplatz 1 06100 Halle (Saale)	Auftr.-Nr.	DE0115.000903
		Anl.-Nr.	181B/2.7
		M 1 :	500
Detaillagepläne Entwurfsplanung Los 2 - BA 3 Lageplan 7	 ARCADIS ARCADIS DEUTSCHLAND GMBH Könnertstraße 29, 01067 Dresden, Tel: (0351) 263588-0	Gez.:	bzs
		Bearb.:	bel
		Datum	24.06.2016

\\DDfsrv01\DATA\TEN2010\2015\IDE0140\Projekte\IDE0115.000903_Halle_GW-Absenkung\60_Supportdaten\ACAD\IEP_Beschlussvorlage\Anl_181_2_Lagepläne.dwg

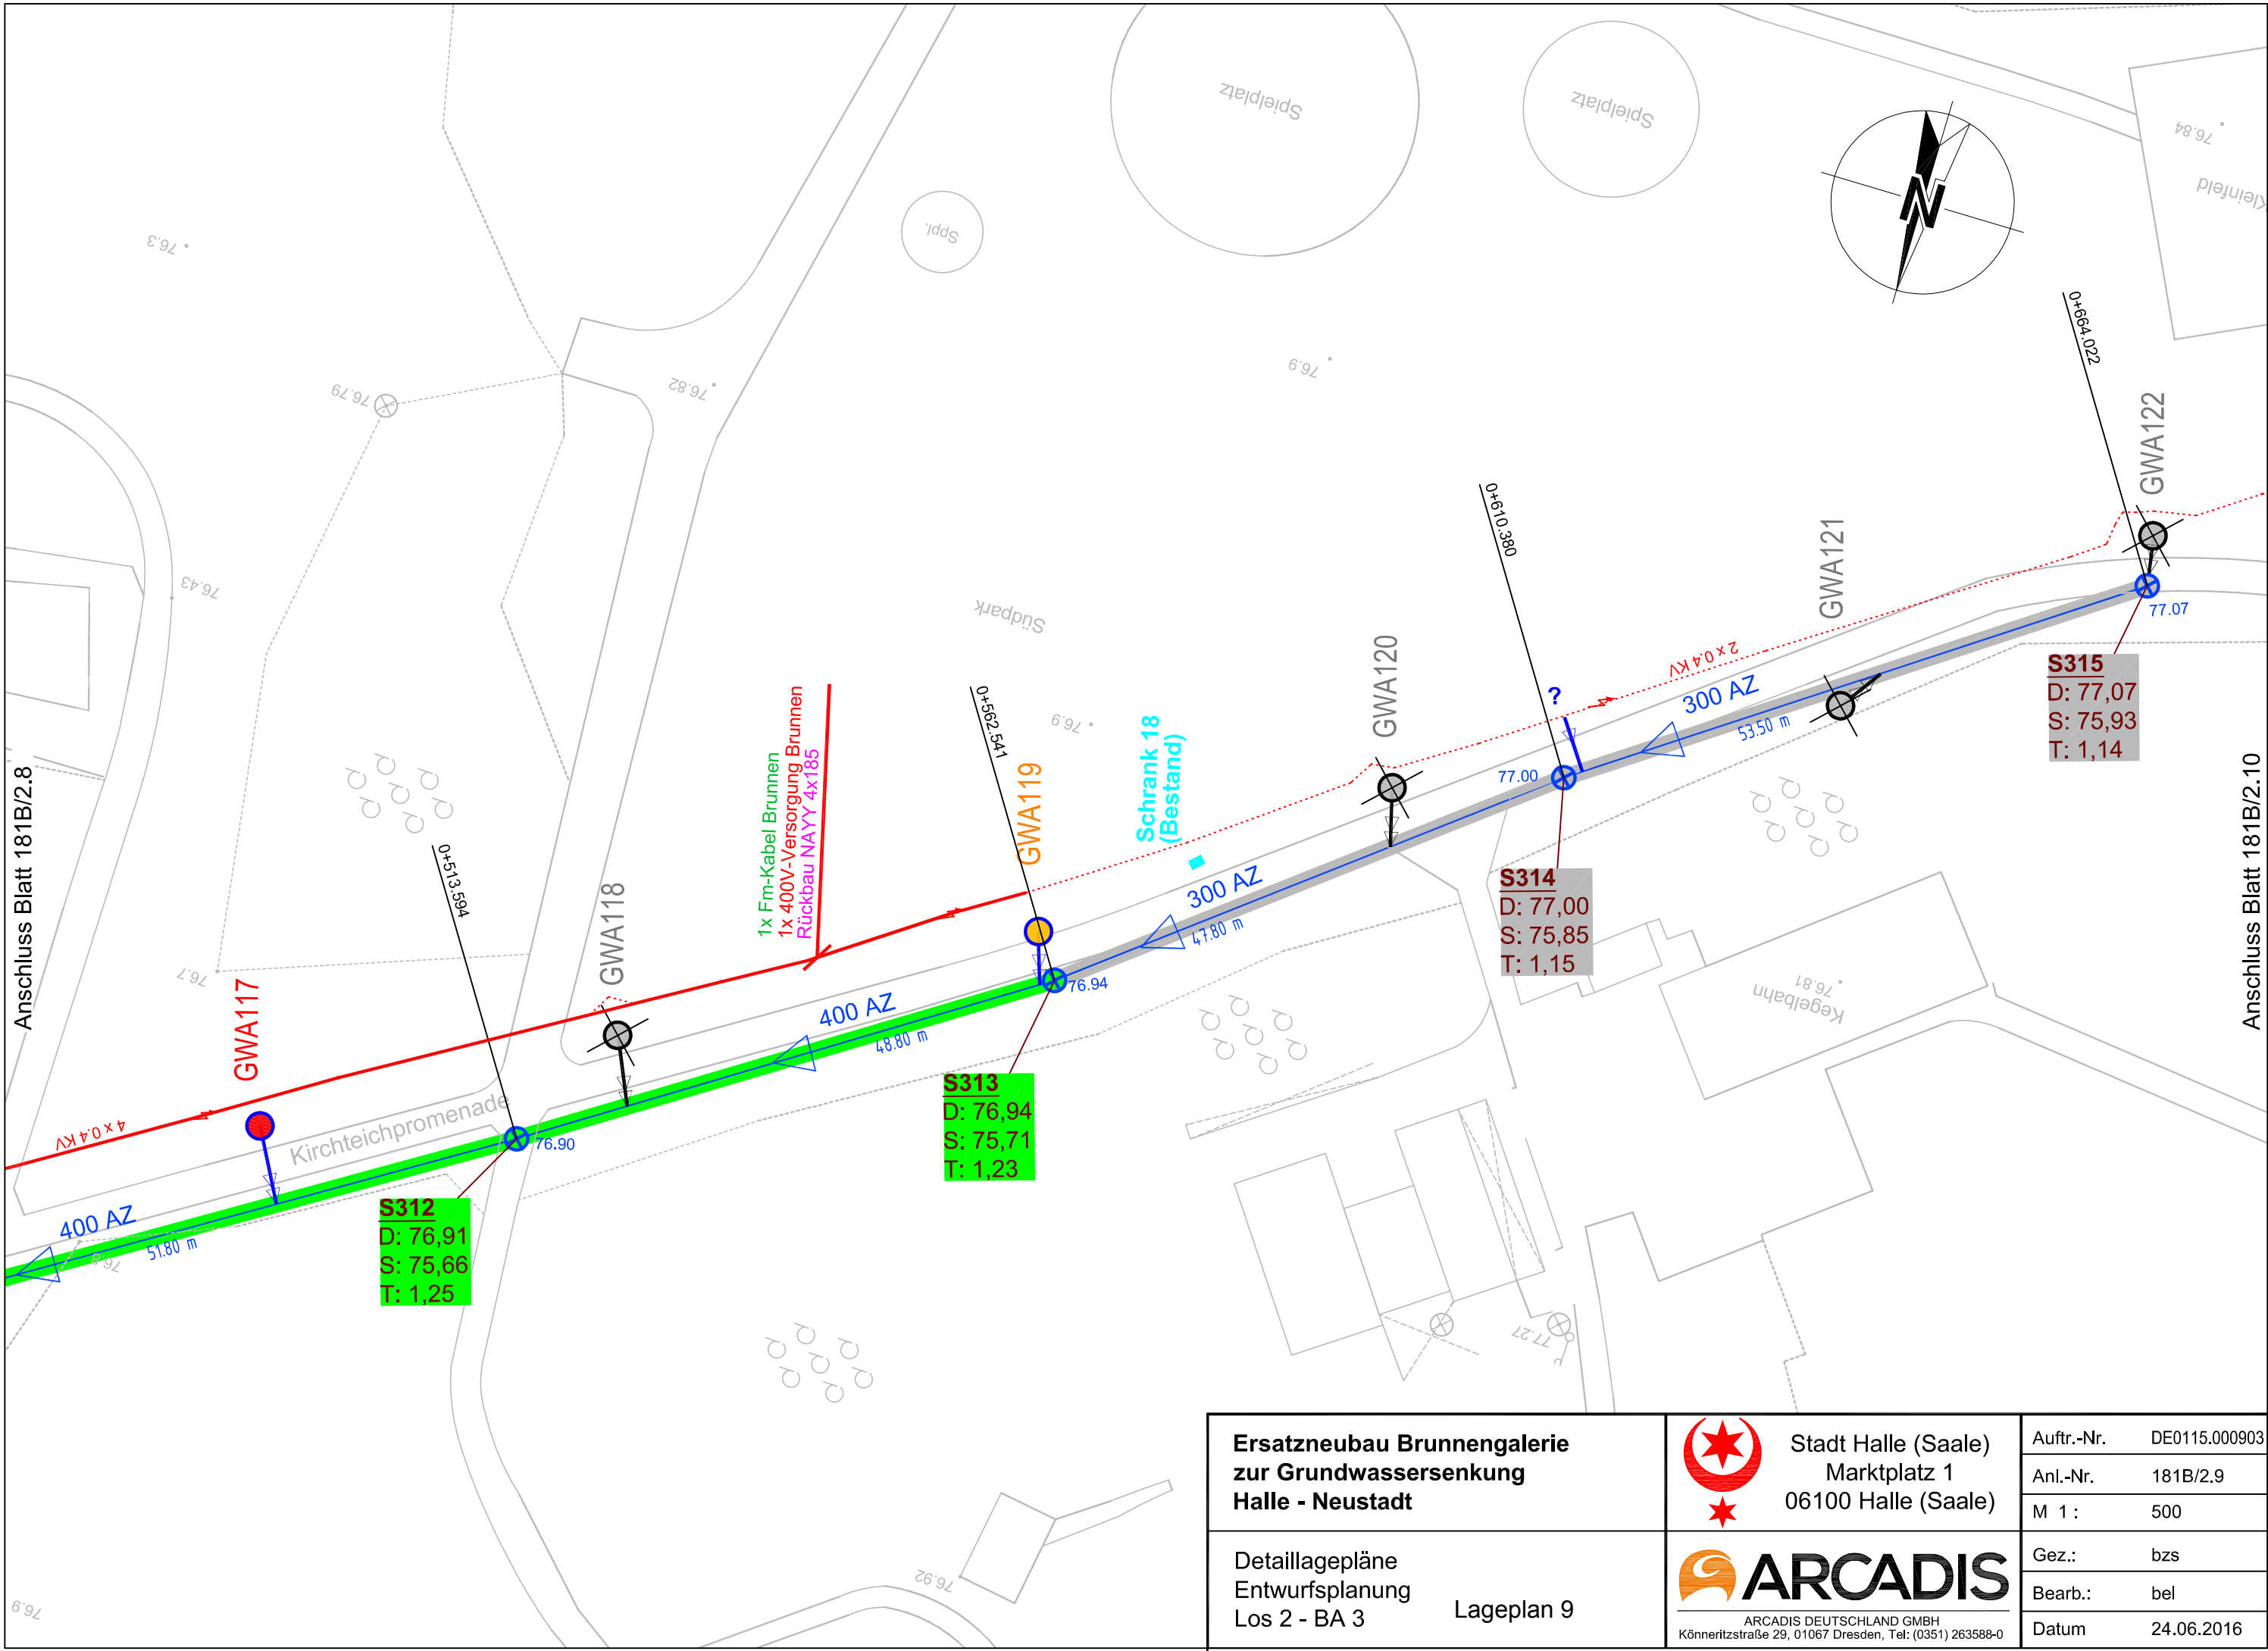


Ersatzneubau Brunnengalerie zur Grundwassersenkung Halle - Neustadt	 Stadt Halle (Saale) Marktplatz 1 06100 Halle (Saale)	Auftr.-Nr.	DE0115.000903
		Anl.-Nr.	181B/2.9
Detaillagepläne Entwurfsplanung Los 2 - BA 3	 ARCADIS ARCADIS DEUTSCHLAND GMBH Könneritzstraße 29, 01067 Dresden, Tel: (0351) 263588-0	M 1 :	500
		Gez.:	bzs
		Bearb.:	bel
Lageplan 9		Datum	24.06.2016

\\DDfsrv01\DATA\TEN2010\2015\DE0140\Projekte\DE0115.000903_Halle_GW-Absenkung\60_Supportdaten\ACAD\IEP_Beschlussvorlage\Anl_181_2_Lagepläne.dwg

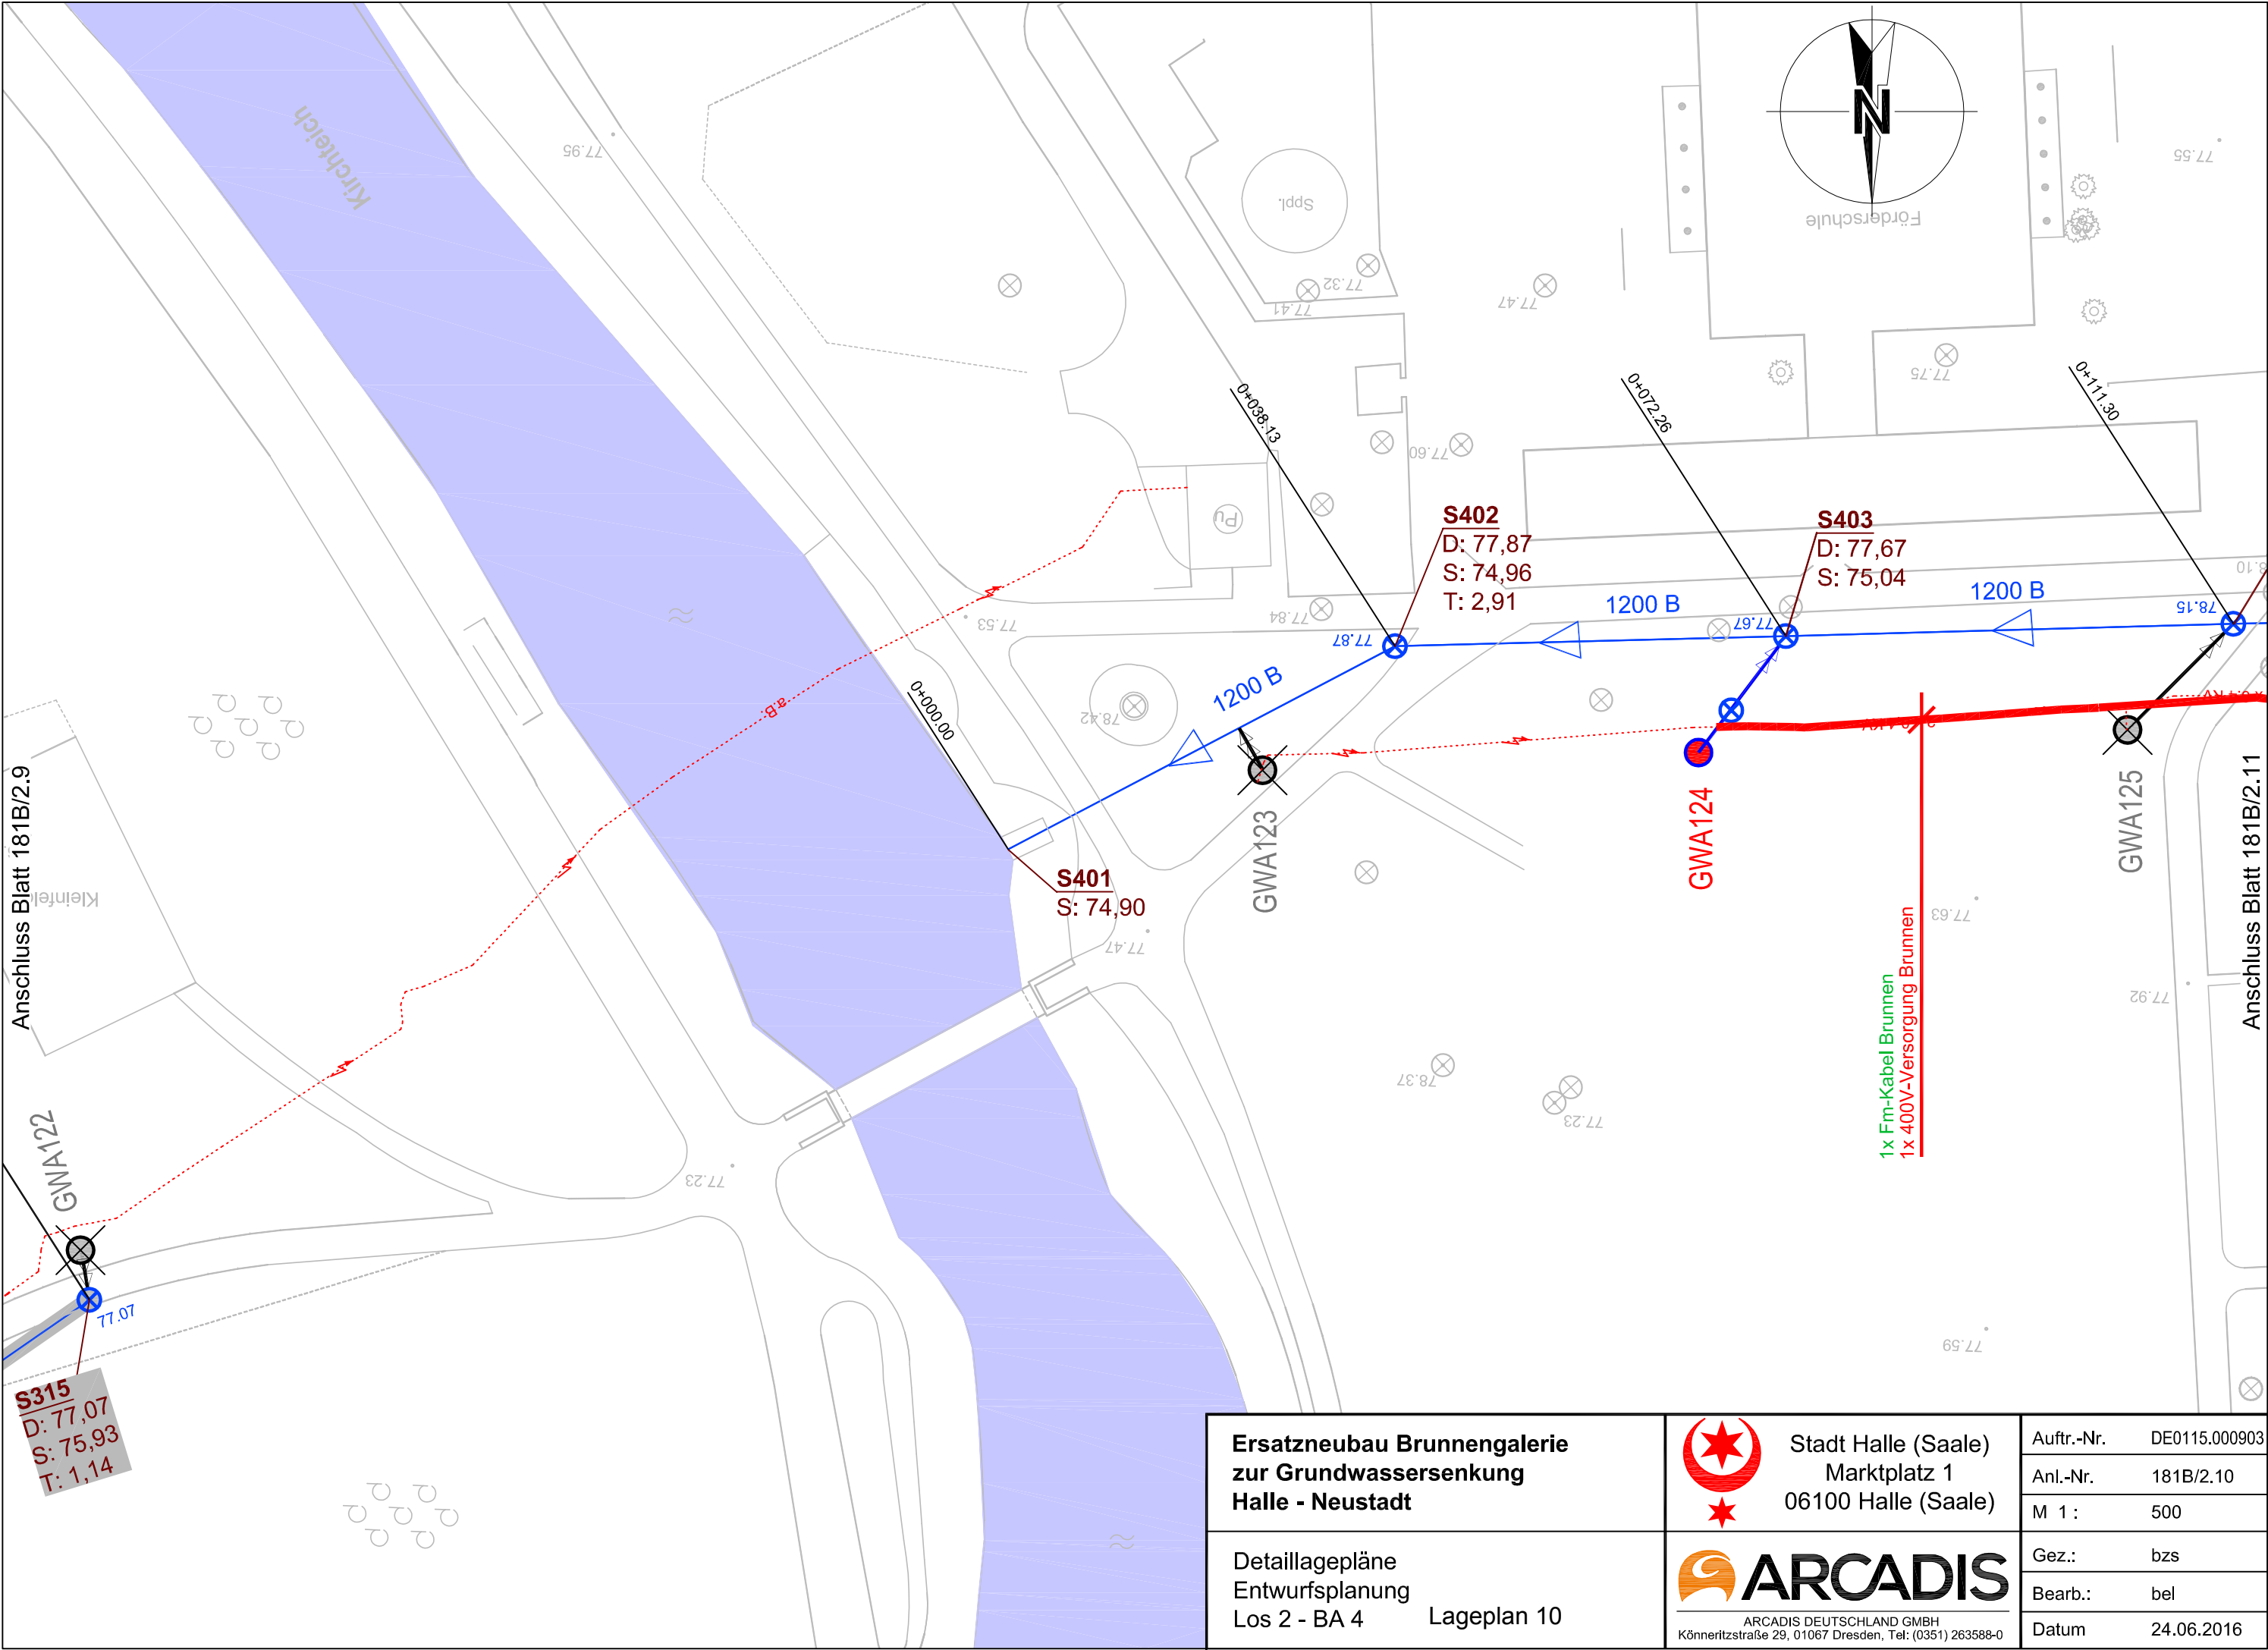


\\DDfsrv01\DATA\TEN2010\2015\DE01140\Projekte\DE0115.000903_Halle_GW-Absenkung\60_Supportdaten\ACAD\EP_Beschlussvorlage\Anl_181_2_Lagepläne.dwg

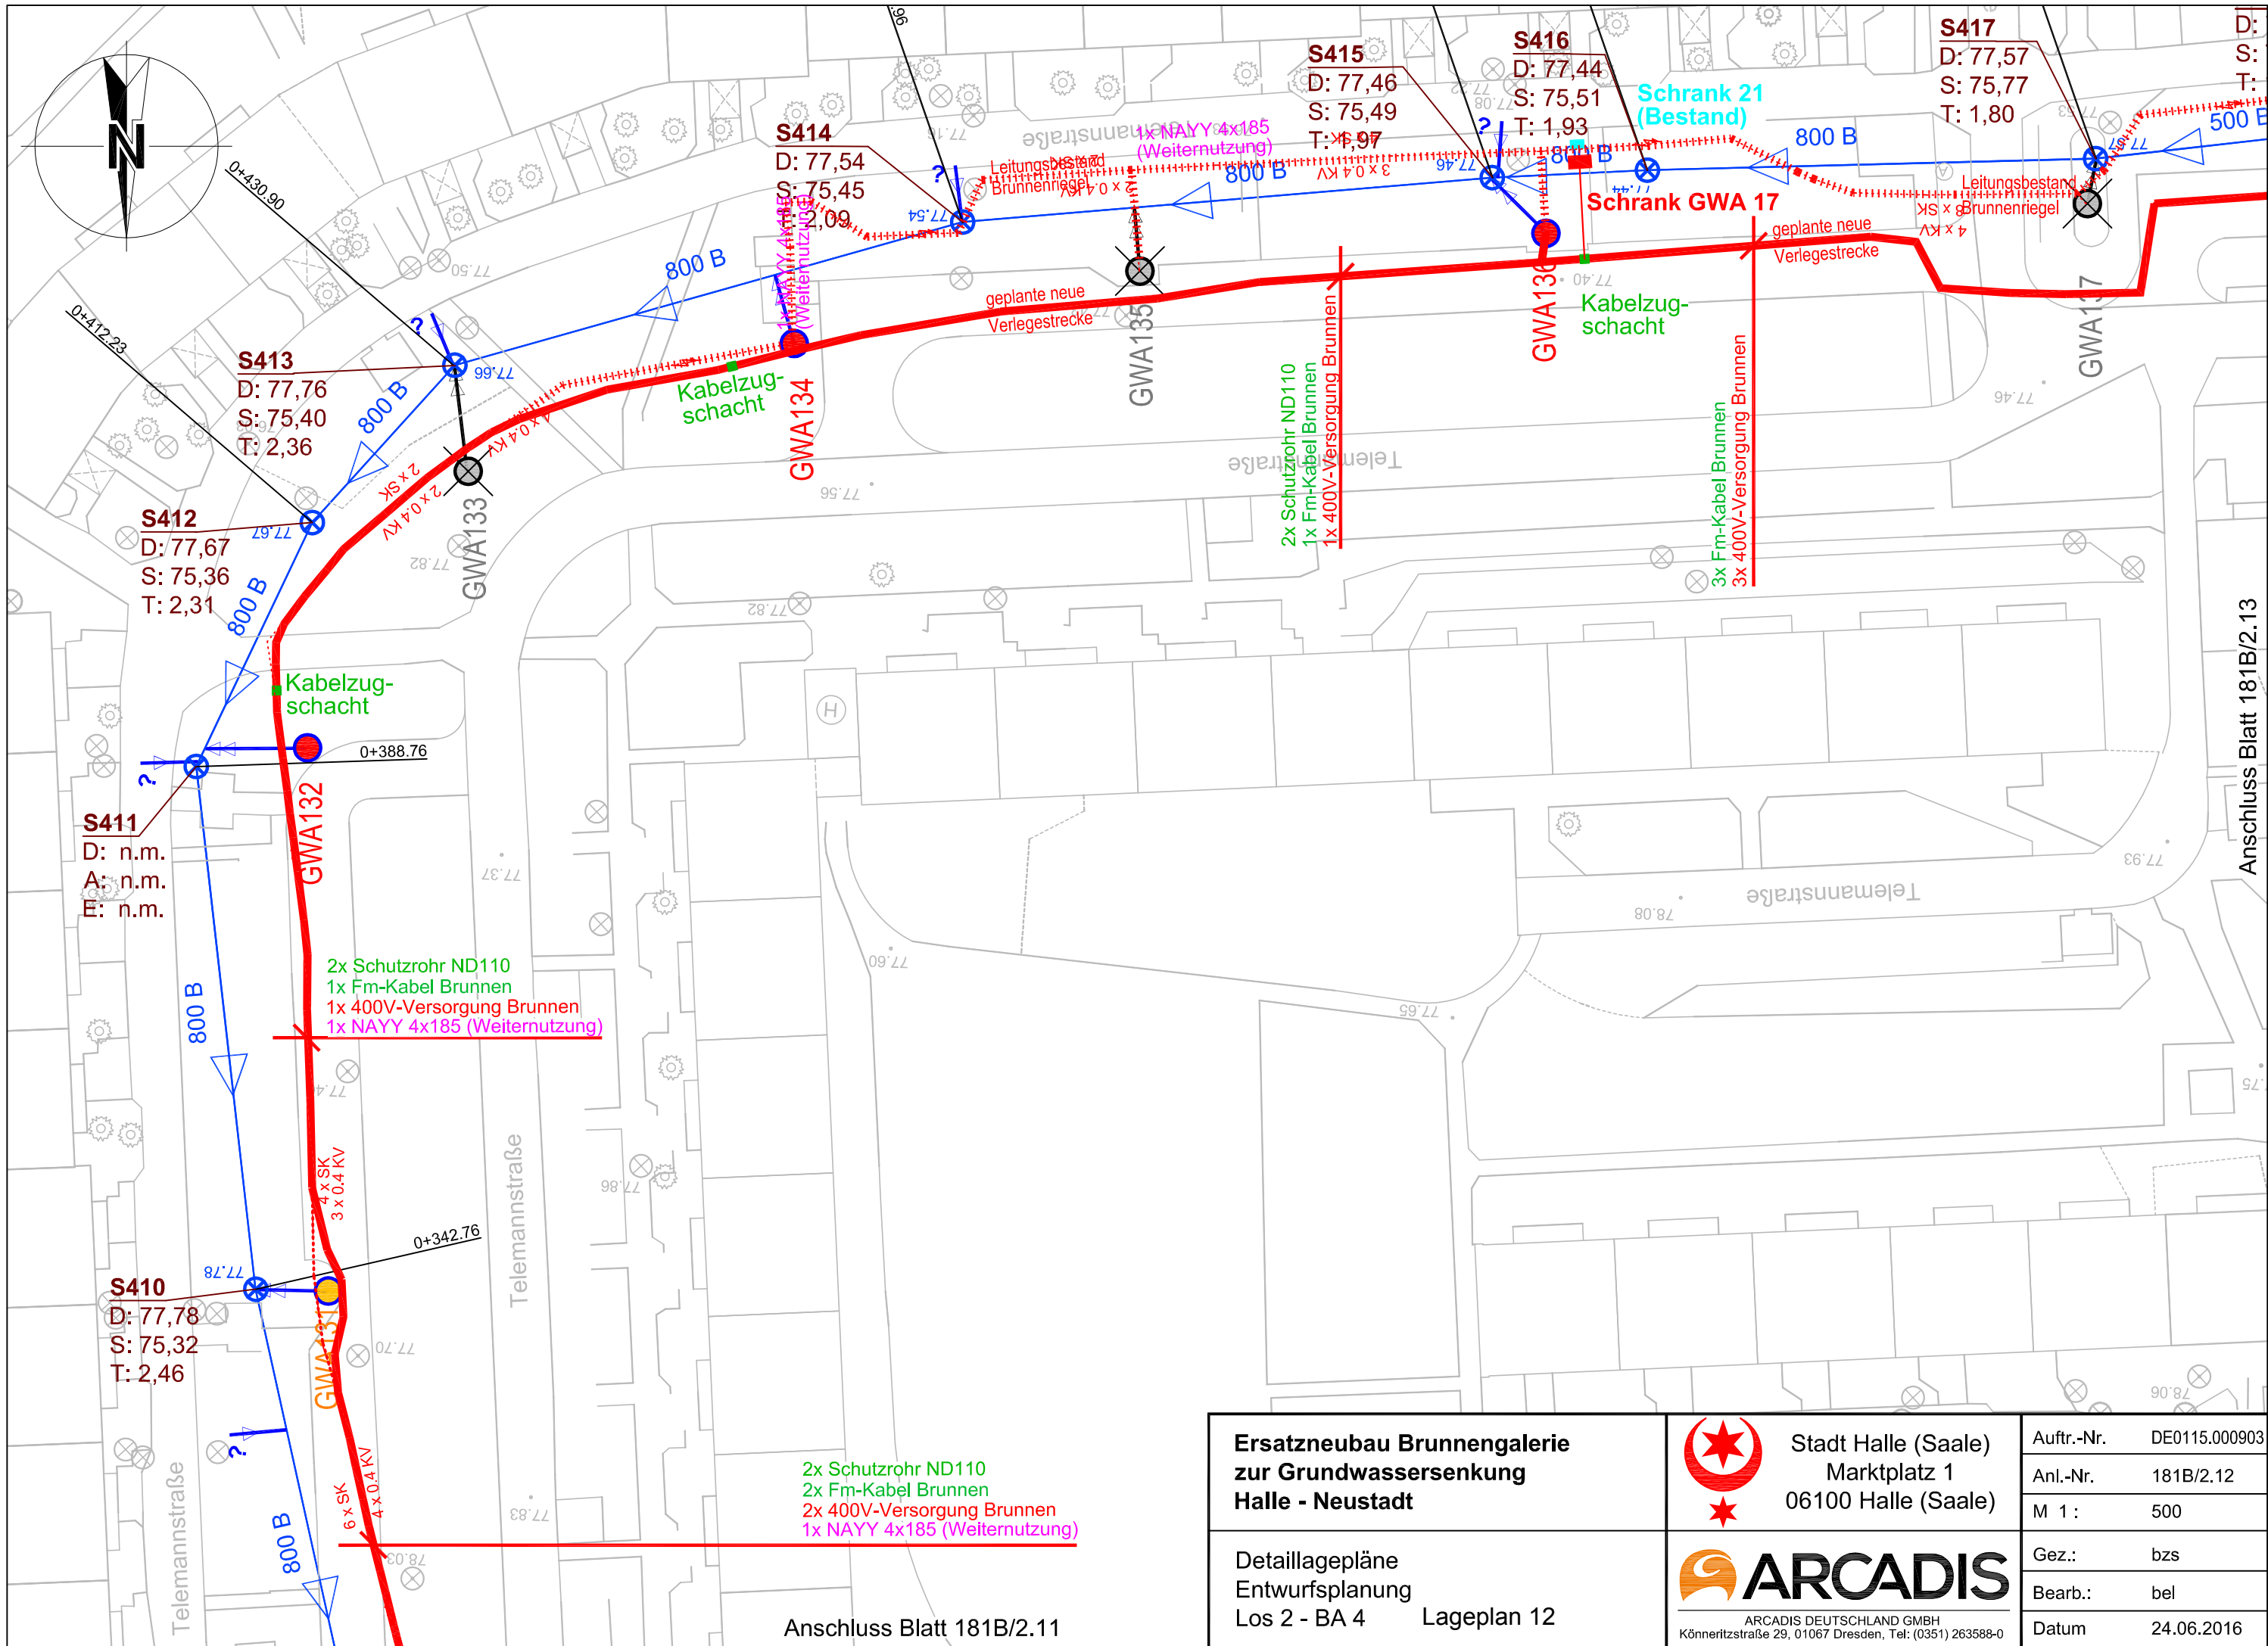

Ersatzneubau Brunnengalerie zur Grundwassersenkung Halle - Neustadt	 Stadt Halle (Saale) Marktplatz 1 06100 Halle (Saale)	Auftr.-Nr.	DE0115.000903
		Anl.-Nr.	181B/2.12
Detaillagepläne Entwurfsplanung Los 2 - BA 4 Lageplan 12	 ARCADIS ARCADIS DEUTSCHLAND GMBH Könneritzstraße 29, 01067 Dresden, Tel.: (0351) 263588-0	M 1 :	500
		Gez.:	bzs
		Bearb.:	bel
Anschluss Blatt 181B/2.11		Datum	24.06.2016

\\DDfsrv01\DATEN\2010\2015\IDE0140\Projekte\DE0115.000903_Halle_GW-Absenkung\60_Supportdaten\ACAD\EP_Beschlussvorlage\Anl_181_2_Lagepläne.dwg

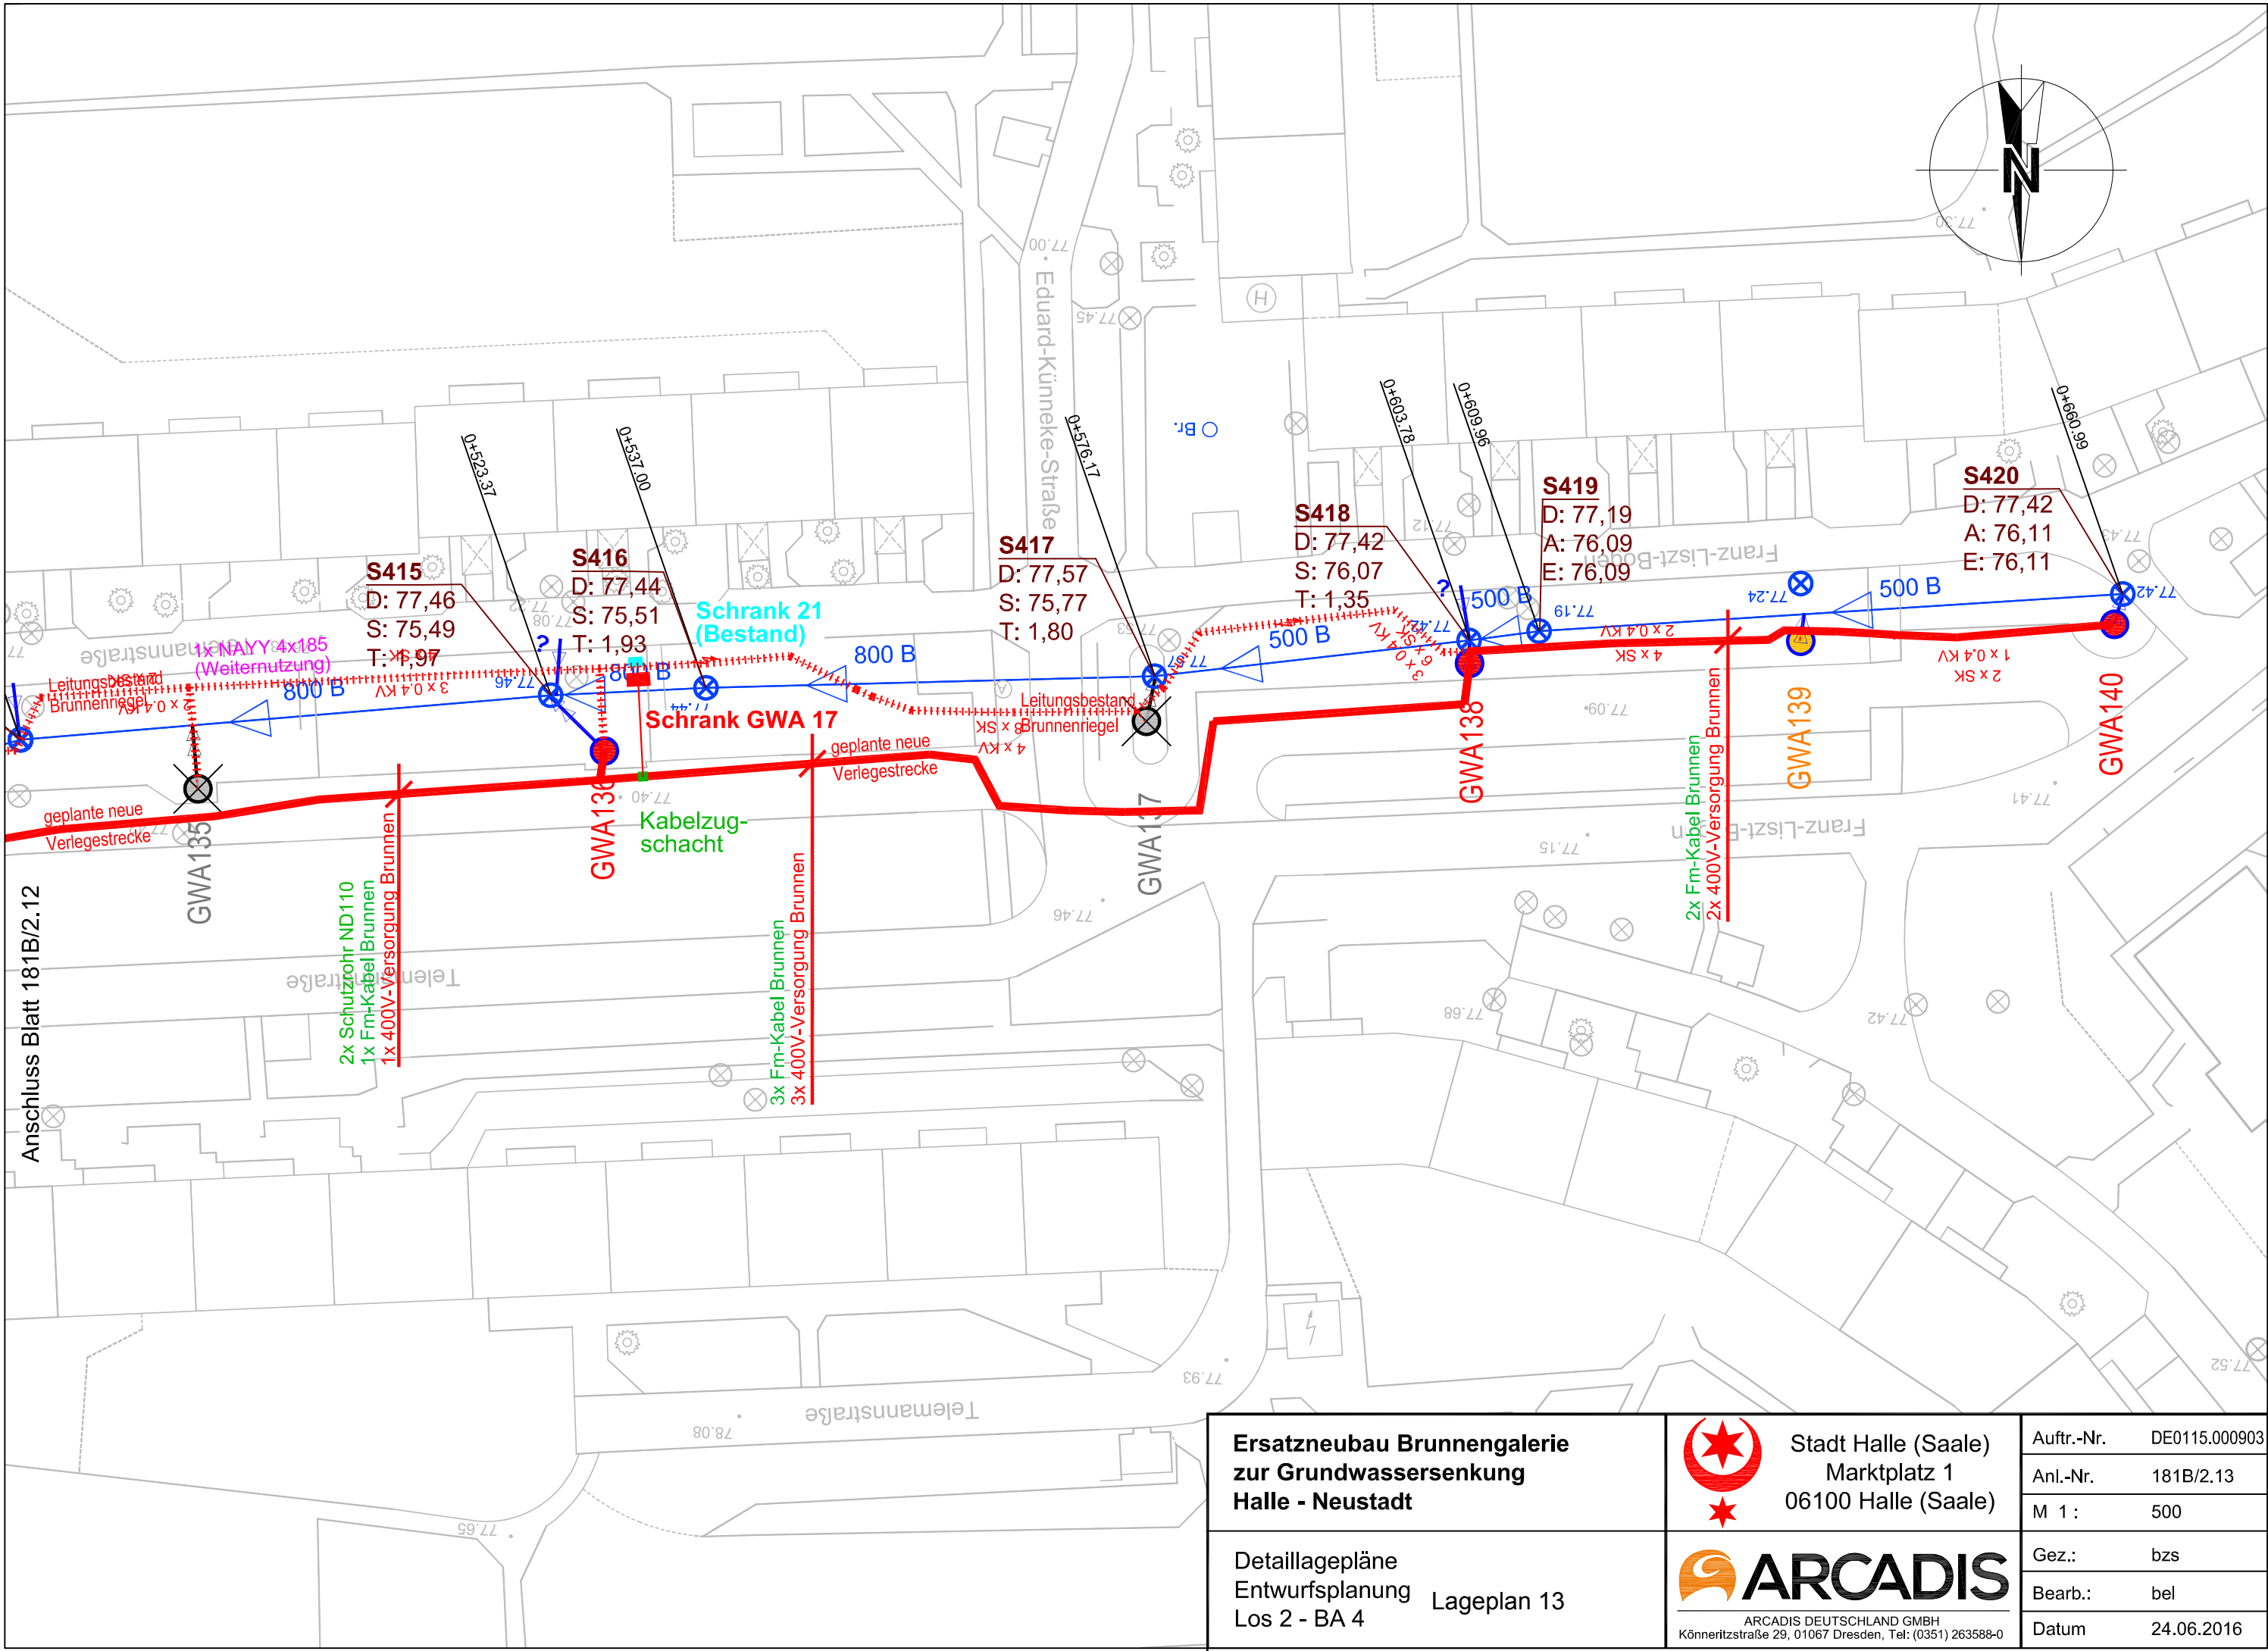

Ersatzneubau Brunnengalerie zur Grundwassersenkung Halle - Neustadt	 Stadt Halle (Saale) Marktplatz 1 06100 Halle (Saale)	Auftr.-Nr.	DE0115.000903
		Anl.-Nr.	181B/2.13
		M 1 :	500
Detaillagepläne Entwurfsplanung Los 2 - BA 4	 ARCADIS DEUTSCHLAND GMBH Könnertitzstraße 29, 01067 Dresden, Tel: (0351) 263588-0	Gez.:	bzs
		Bearb.:	bel
		Datum	