

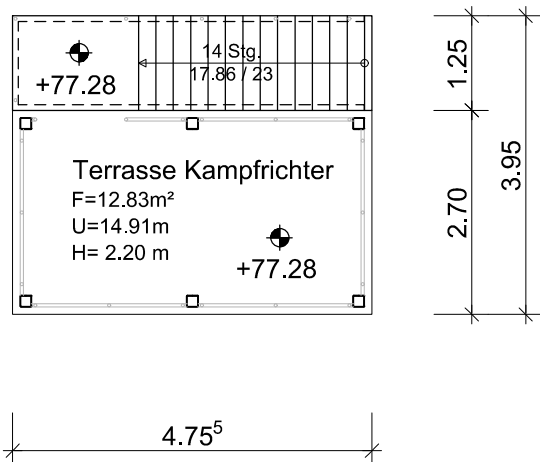
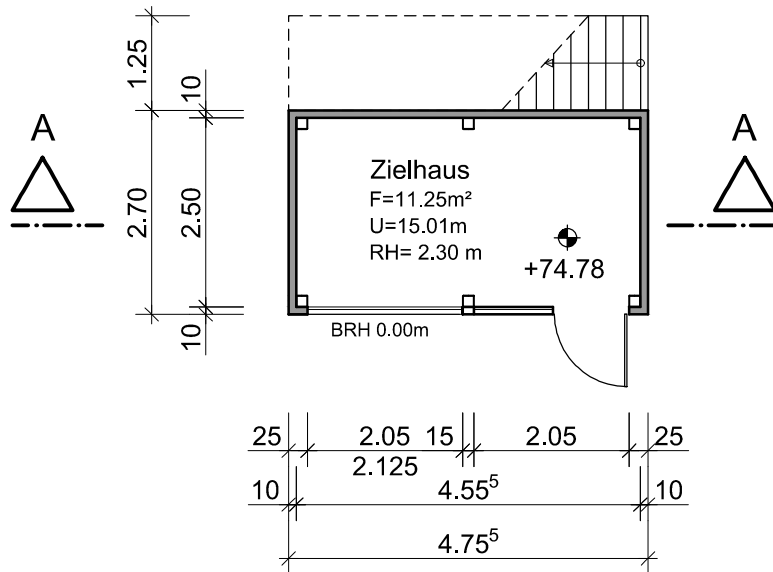


Anlage 4 - Zielhaus Hallescher Kanu-Club 54 e. V.

Grundriss Zielhaus / Kampfrichterturm M 1: 100

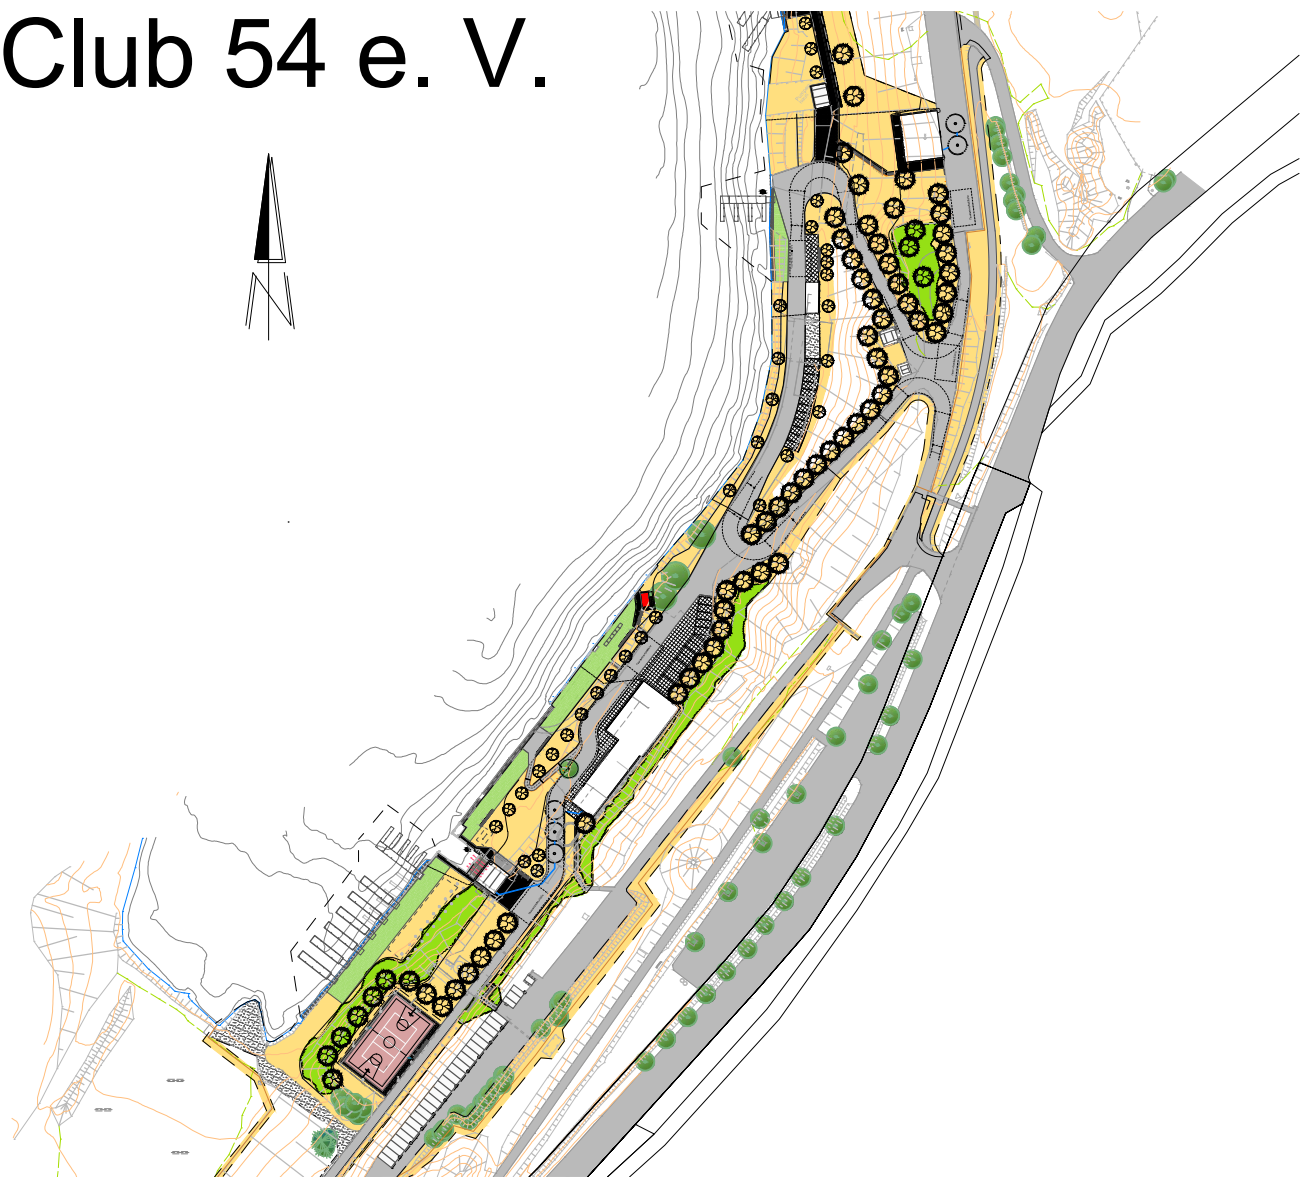

Schnitt A - A

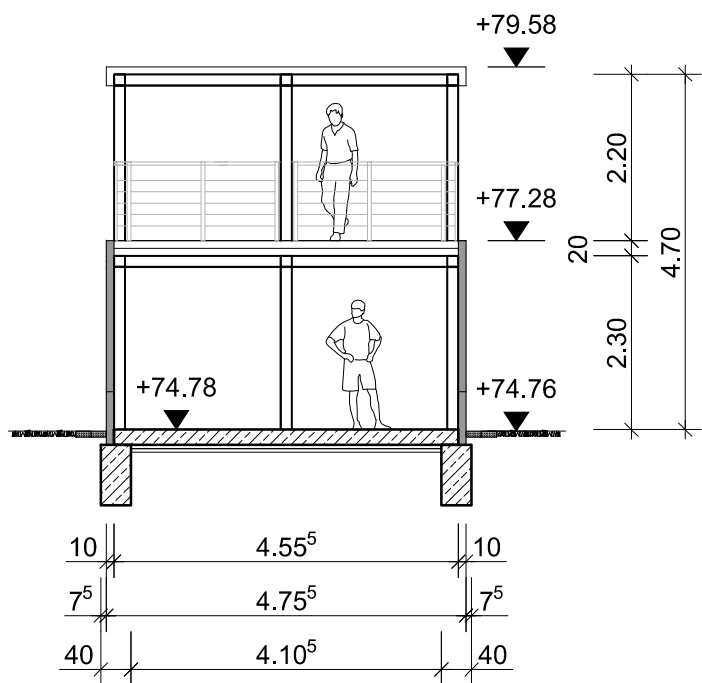

OKFF ±0.00 = +74.78 m ü. NHN

Index	Datum	Bezeichnung	gezeichnet
-------	-------	-------------	------------

Bauherr	Stadt Halle (Saale) Fachbereich Immobilien (24) Am Stadion 5 06122 Halle (Saale)
---------	---



Planverfasser	Reichardtstraße 5 06114 Halle/Saale Tel. 0345/21196-0 Fax 0345/21196-26 E-mail: info@heuer-tonne.com	Blattgröße: .42* .59 Maßstab: 1: 100 Proj.-Nr.: 15-108-WO
---------------	--	--

Bauvorhaben	Wiederherstellung Wassersportzentrum Osendorfer See Stadt Halle (Saale) Fachbereich Immobilien (24) Am Stadion 5 06122 Halle (Saale)	Projektnummer FB 24 HB 2014-23-03 Maßnahmennummer 205-21283-HAL-00079/59 205-21283-HAL-00079/125
-------------	--	--

Phase	Entwurfsplanung	Leistungsphase:	3
Objekt	Ersatzneubauten nach Hochwasser Juni 2013	Maßstab	1:100
		Einheit:	Meter
Plantitel	Zielhaus / Kampfrichterturm	Plannummer:	312.05
Projektleiter	Frau Katrin Naumann	Tel:	0345 21196 0
Bearbeiter	Frau Sabine Hofmann	Tel:	0345 21196 0
Bearbeiter		Datum:	30.03.2016

Planer	Bauplanungsbüro Heuer & Tonne GmbH, Reichardtstr. 5, 06114 Halle	Entwurfsverfasser	Katrin Naumann
Datum	Unterschrift	Datum	Unterschrift
FB 24 - Leiter Hochbau		FB 24 - Projektverantwortlicher	
Datum	Unterschrift	Datum	Unterschrift

Nur vollständig unterzeichnete Pläne dürfen zur Ausführung verwendet werden. Pläne die nicht vollständig unterzeichnet sind, dienen der Information.

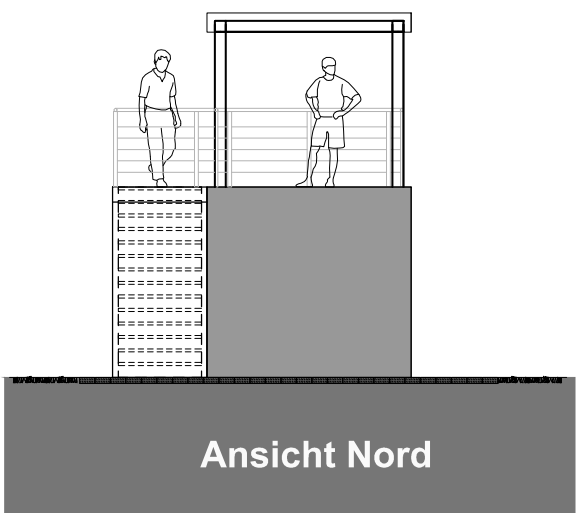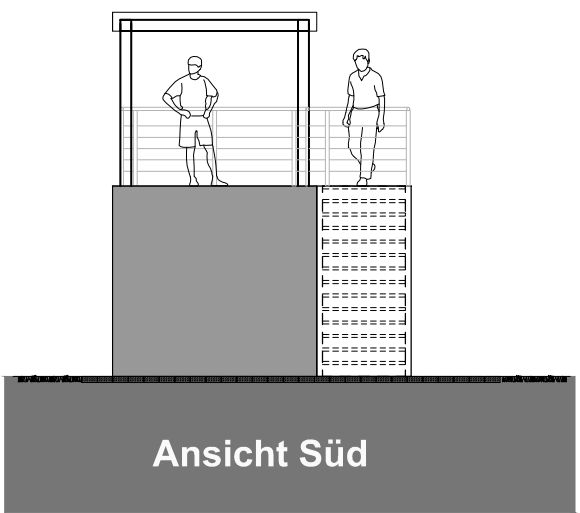

Legende:

- Stahlbeton
- Trockenbau
- Mauerwerk