


Anlage: Lageplan

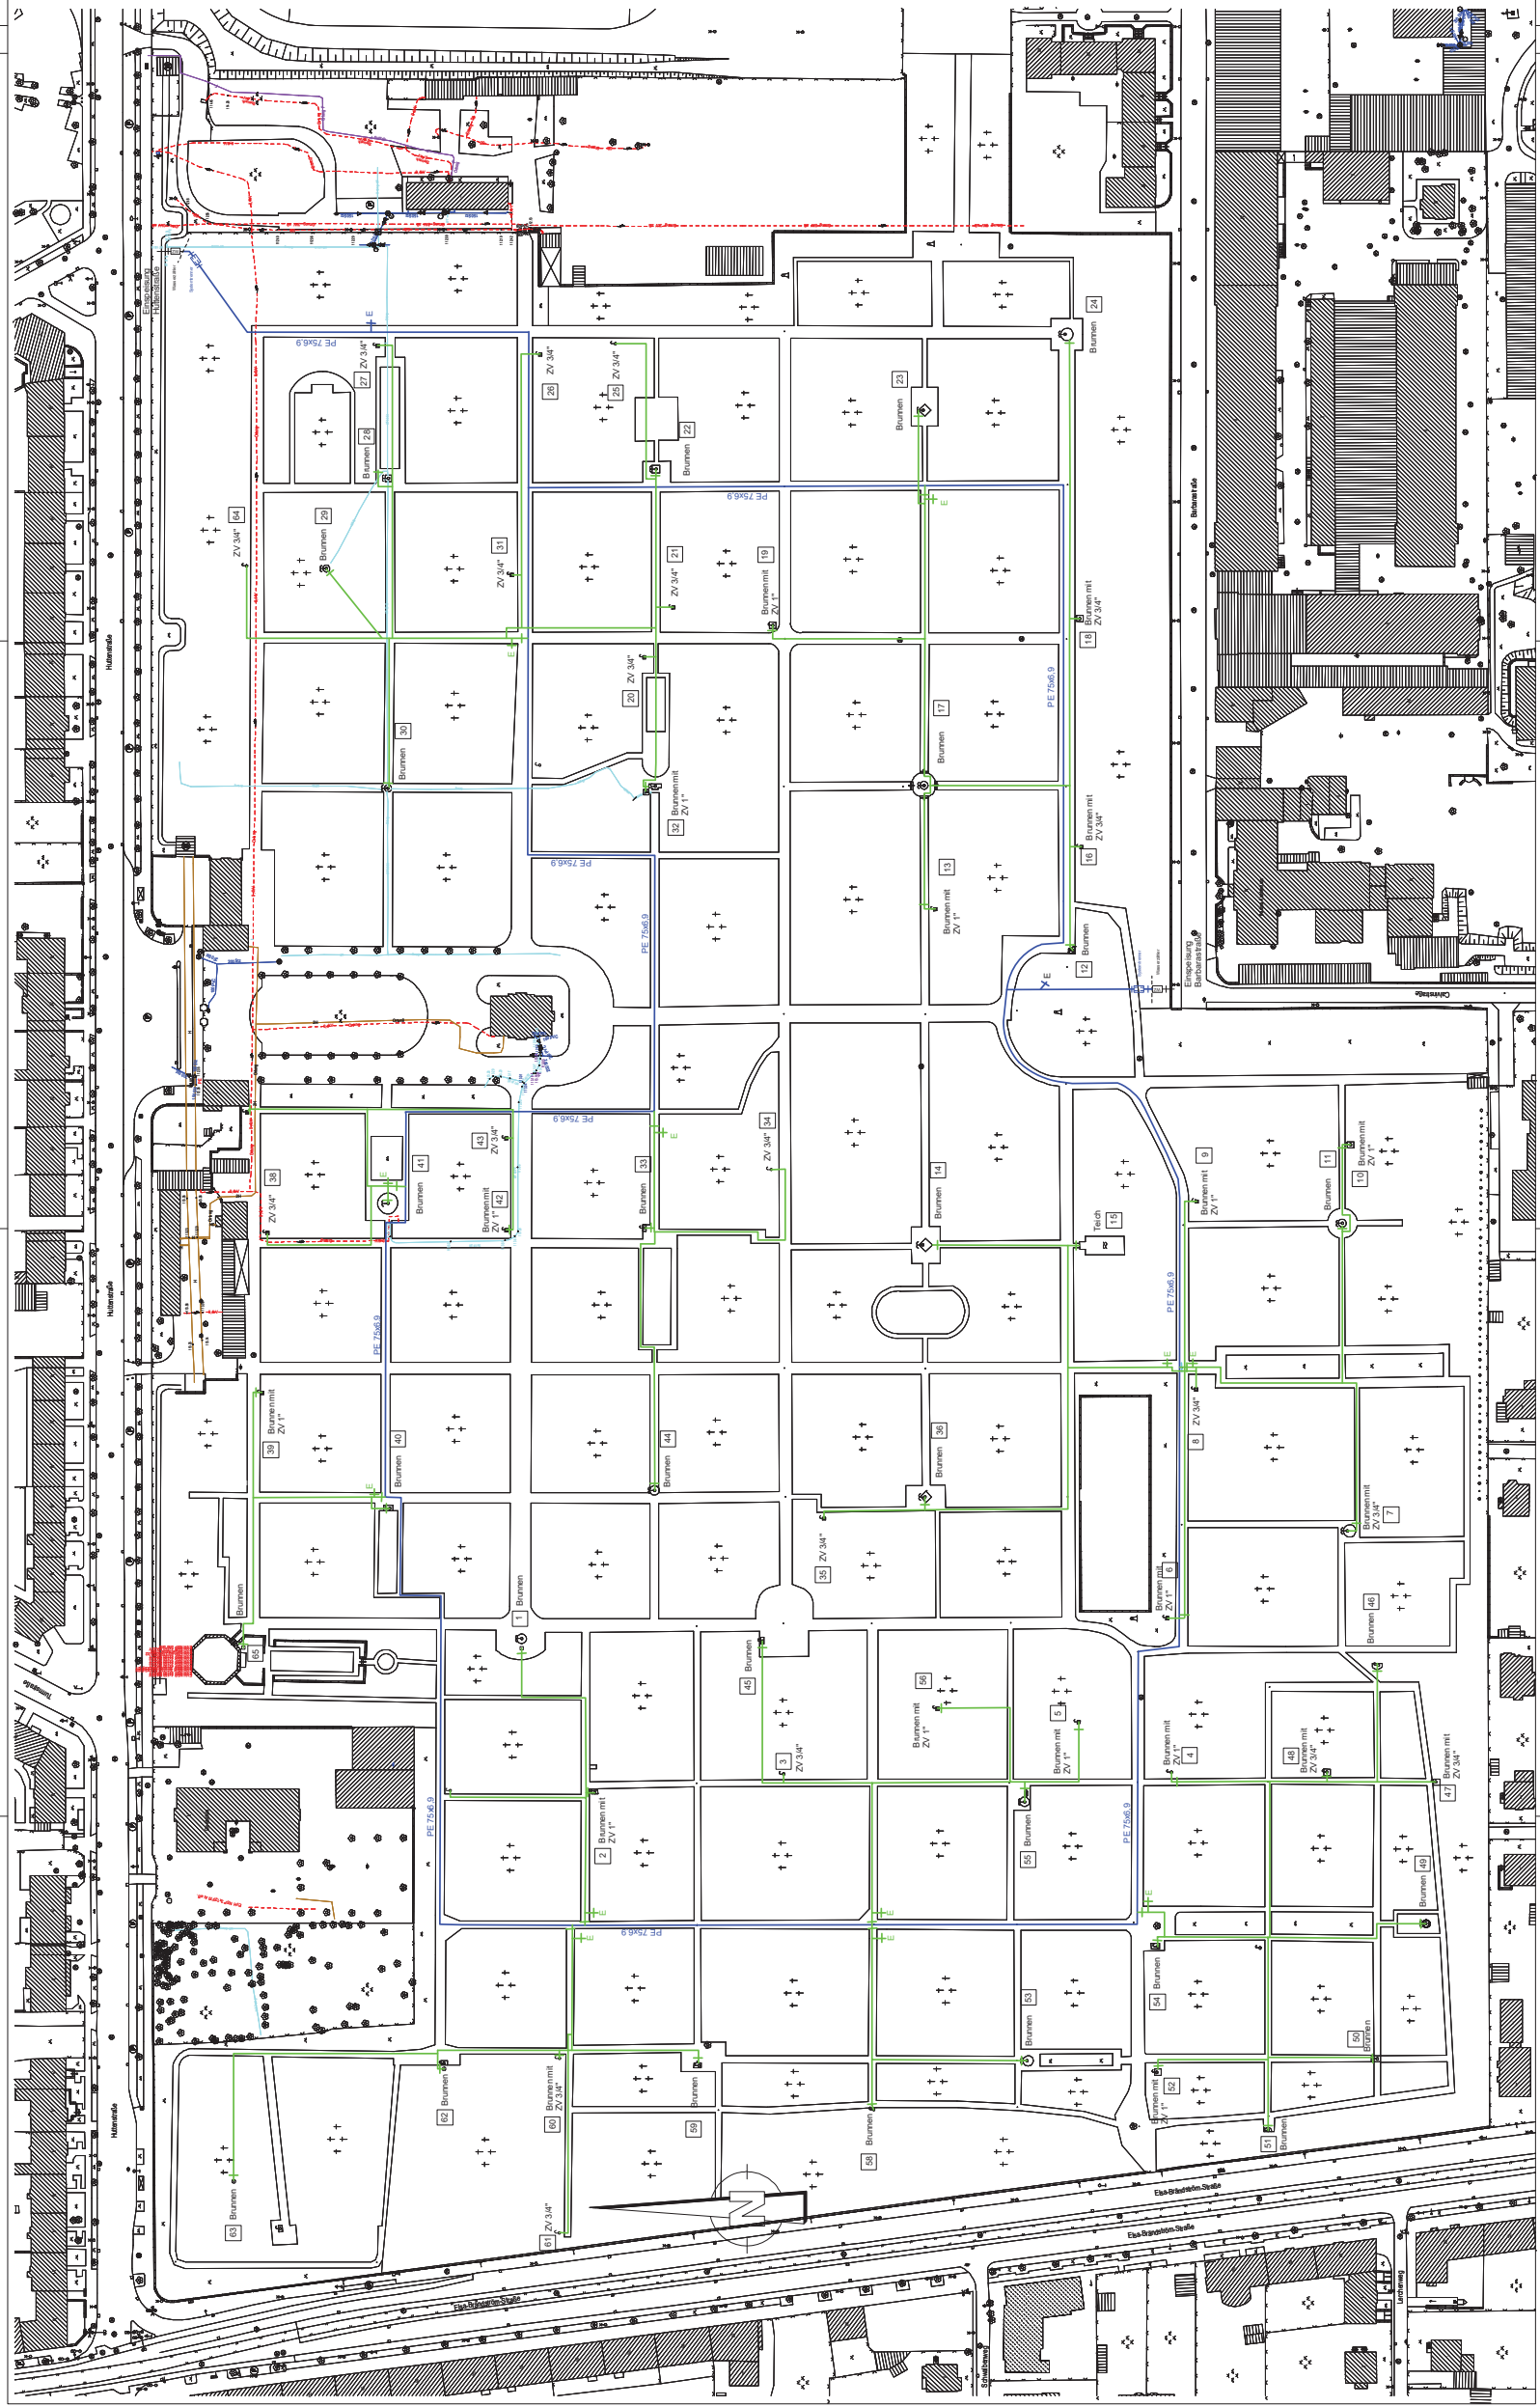

Zeichenerklärung:
 Ringelung mit Absperrventil
 Verteilung mit Absperrventil
 ZV
 Zepfventil
 Foto-Nr. siehe Fotodokumentation

Vorkonstruktionsunterlagen (mit Angaben des Liegenschaftsträgers)
 Stadt Halle (Saale), FB Planen, AM, Stadtvermessung
 ALKIS c Geobase-DE / LVermGeo_LSA, 01/2015 / A18-42603-09-14

INDEX	ÄNDERUNG	DATUM	GLEZ	GEF.

Ingenieurbüro Uwe Röbber		BAUWERK	Stadt Halle (Saale) Friedrich 24
Heizung Lüftung Sanitär		BAUFORMEN	Team Technische Gebäudeausrüstung
Thüringstraße 30 06117 Halle (Saale) Tel. 0345 69073164 Fax 0345 69073165 u.roebber@t-online.de		GEWERK	Stoffriedhof 2,25 in 05110 Halle (Saale) Erneuerung Wasserversorgungs- und Abwasseranlagen
SEITENREIHE 1:1000		PLANZEICHENANG	Entwurfplanung
GEZEICHNET 29.01.2016		BAUTEIL / OBJEKT	Lageplan
GEPRÜFT 29.01.2016		ZEICHENREIHE	301
MASSSTAB 1:1000		PROJEKTNR.	15-10-01