


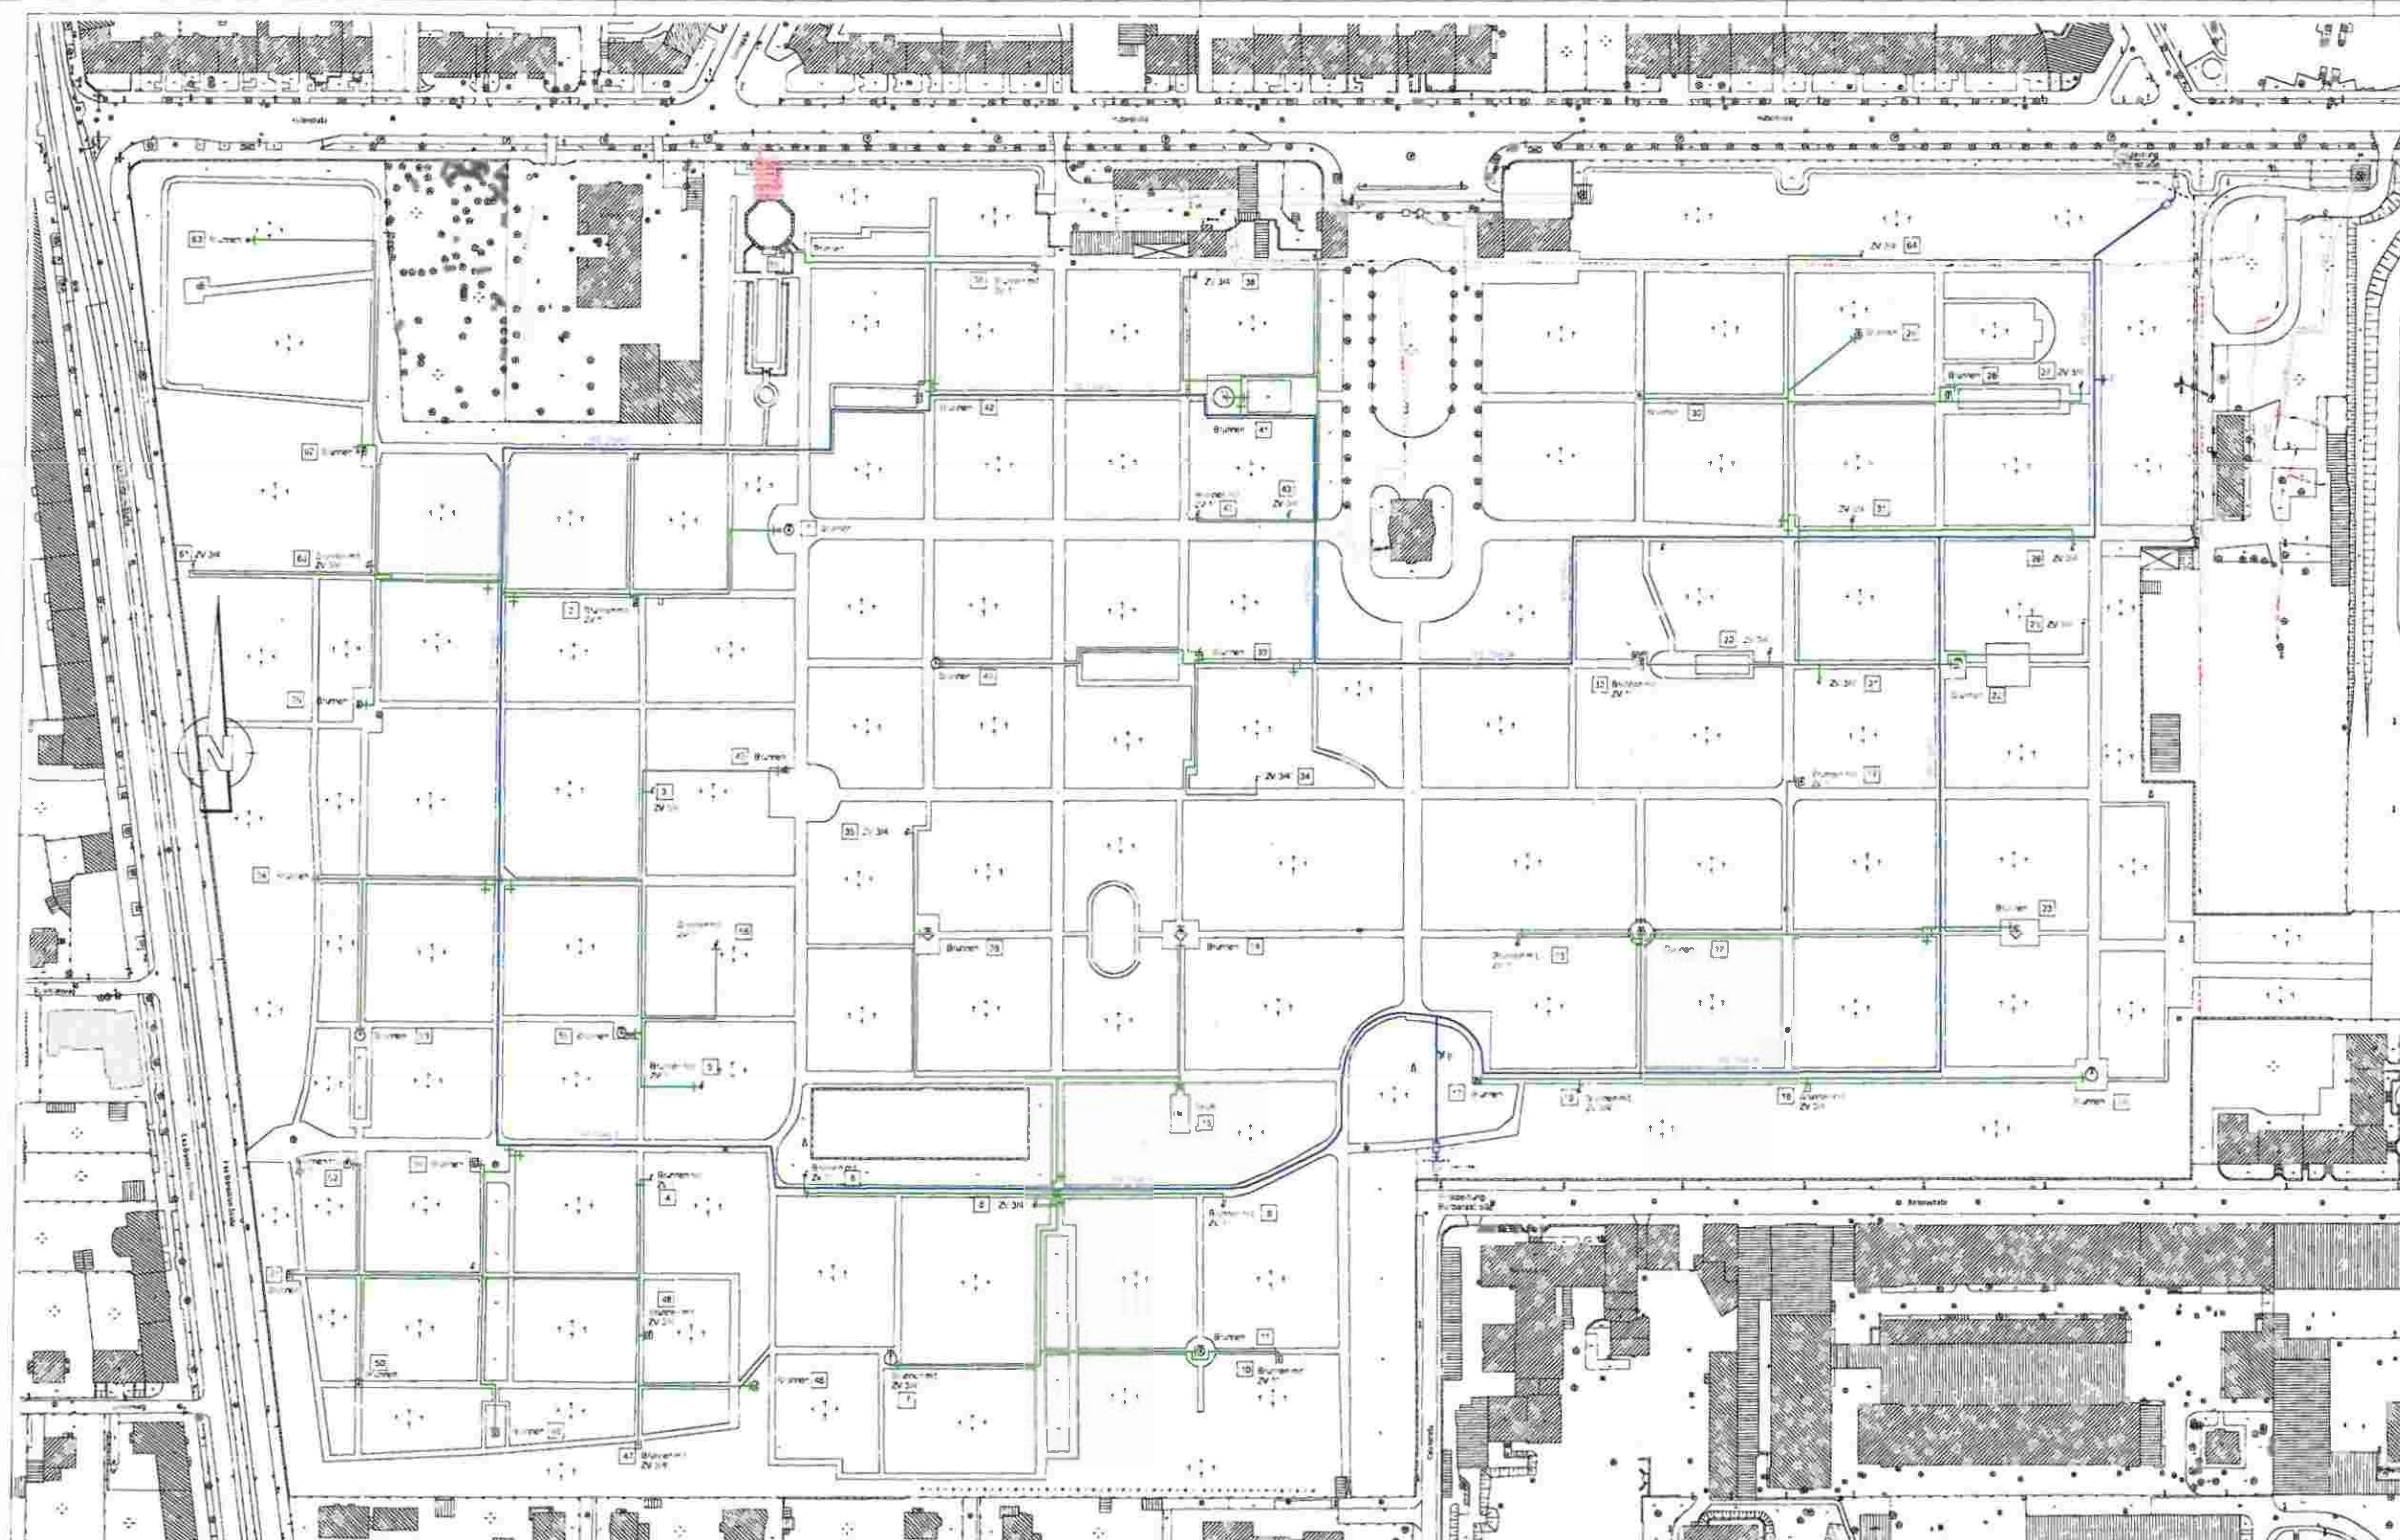

- Zeichenerklärung
- Reglerung mit Absperreventil
 - Verteilung mit Absperreventil
 - ZV Zaphereis
 - Foto-Nr. siehe Fotodokumentation

Kartengrundlage:
 Stadtgrundkarte (mit Angaben des Liegenschaftskatasters)
 Stadt Halle (Saale) FB Planen Abt. Stadtvermessung
 ALKIS c. GenBasis-DE / LVermGeo LSA 01/2015 / A18-42603-09-14

Ingenieurbüro Uwe Rößler		Stadthalle (Saale) Fachbereich 24 Technische Gebäudeausrüstung	
Heizung-Lüftung-Sanitär		Südfriedhof Hüttenstraße 25 in 06110 Halle/Saale Erneuerung Wasser- und Abwasserleitungen und Grabsfeldentwässerung	
Tragwerksplan 3D 2011-08-01		Entwurfplanung	
Lageplan		Lageplan	
Maßstab 1:1000		Datum 15-10-01	